


配置図 6-1/600

工事名称	新工分地盤建設(管理棟・建築)建設工事
工事場所	宮城県仙台市青葉区
図面名称	配置図
竣工年月	平成17年10月
縮尺	5=1/600
図面番号	A-6
施工	(株)東和建設・(株)東和土建 特定建設工事共同企業体




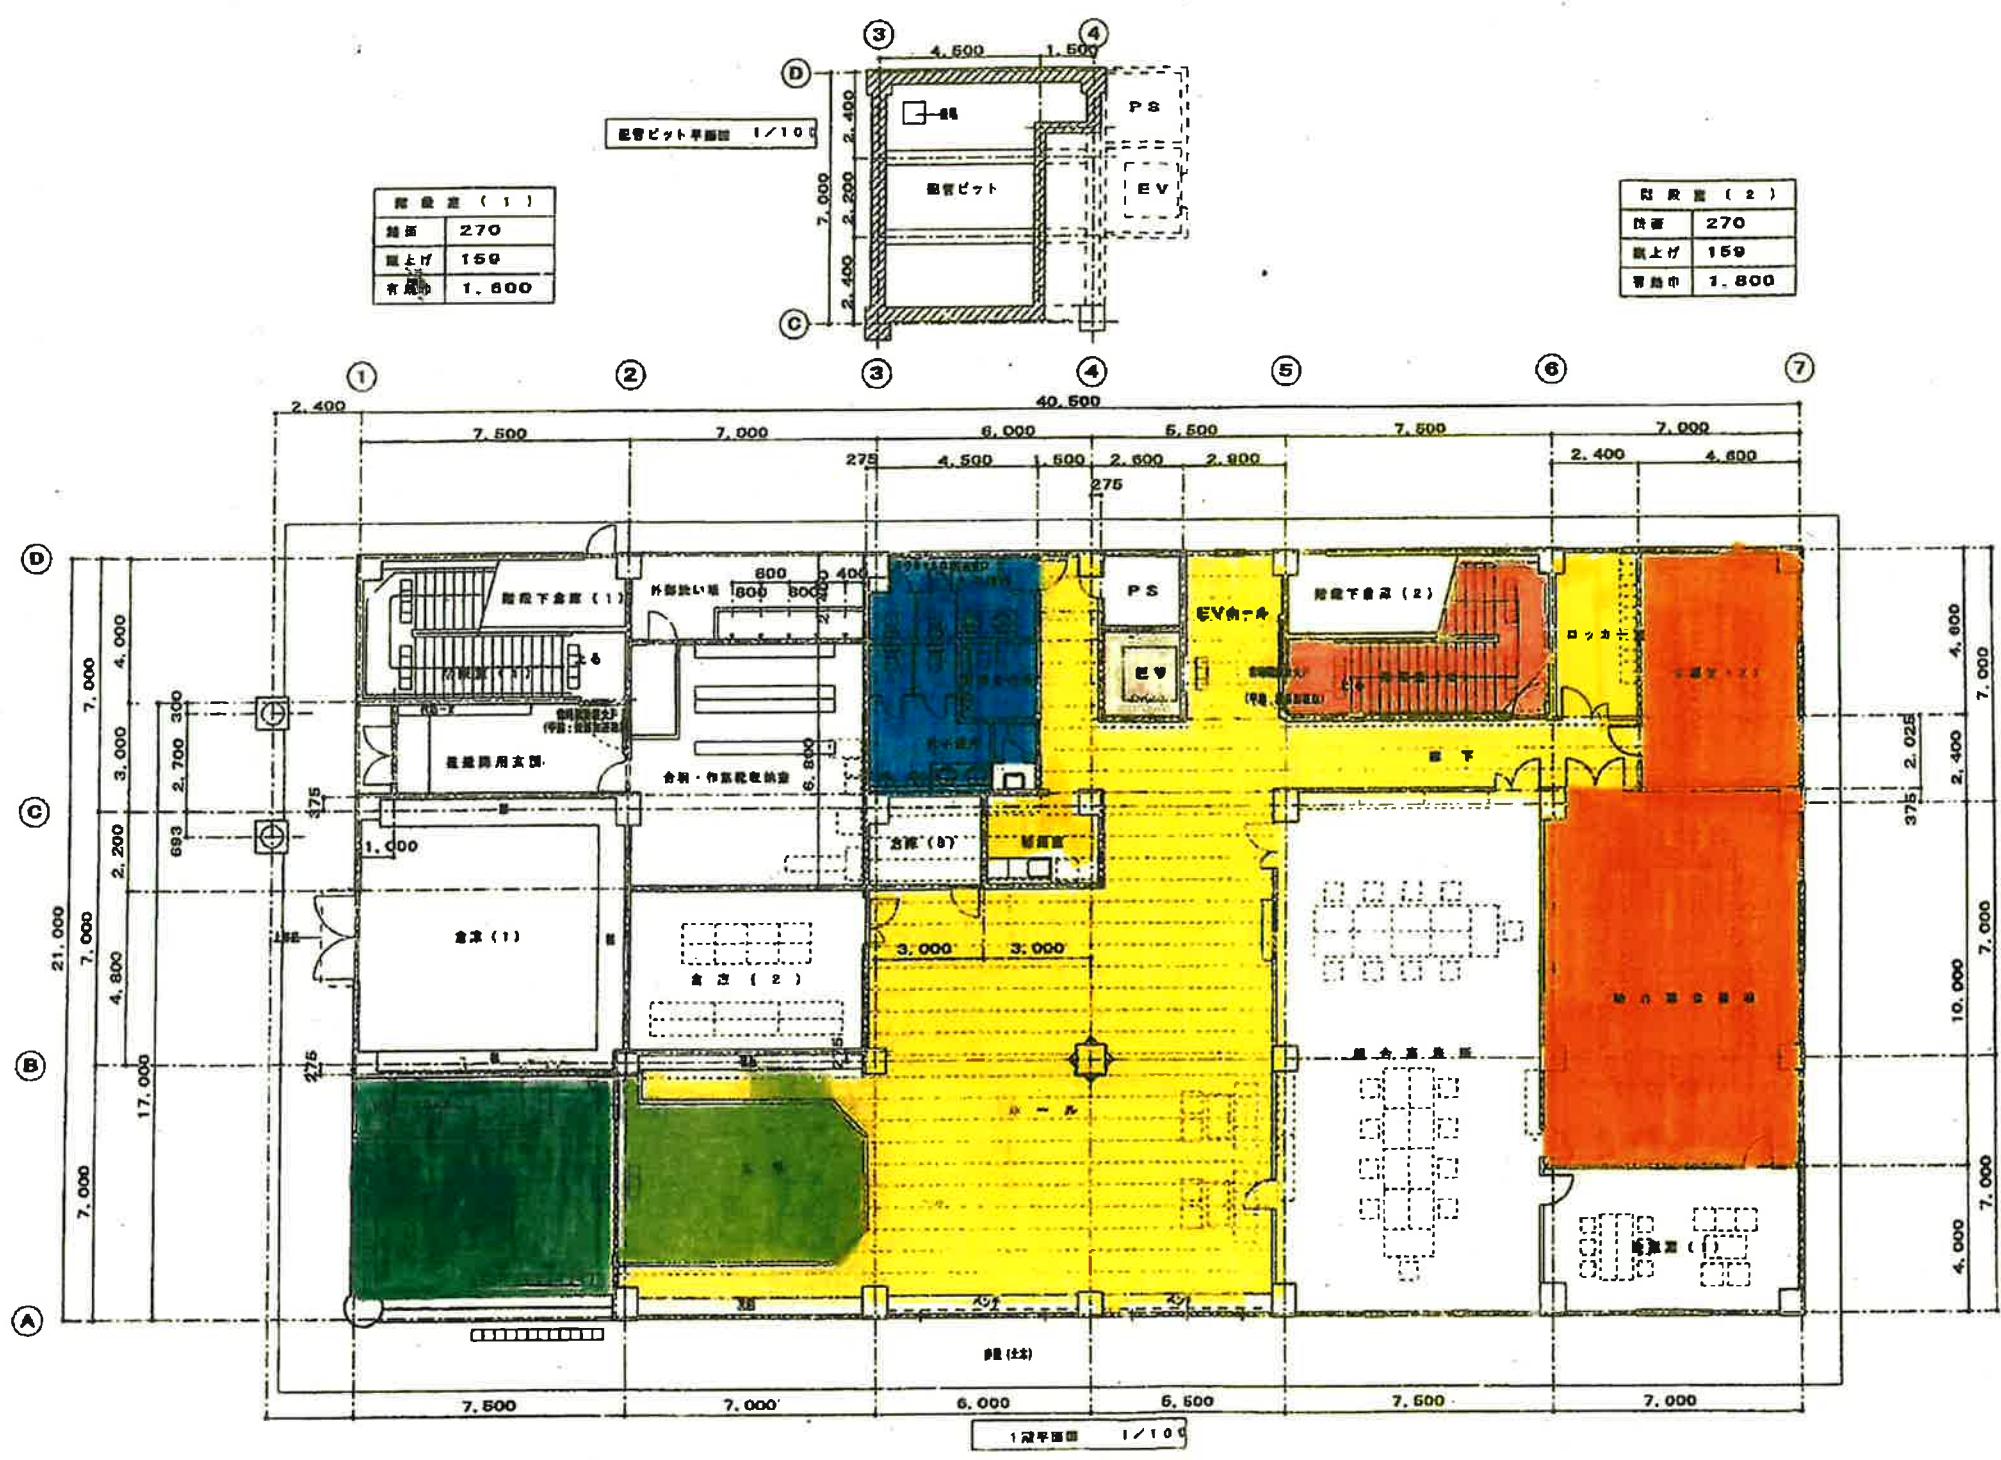

階段差 (1)

階高	270
階上げ	159
有効幅	1.800

配管ピット平面図 1/100

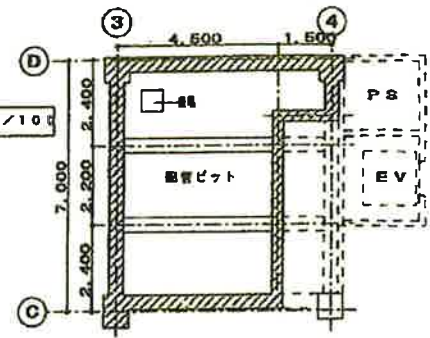

階段差 (2)




階高	270
階上げ	159
有効幅	1.800

1階平面図 1/100

- (緑) 玄関ポーチ
- (黄緑) 玄関
- ホール 廊下 EVホール(黄)
- 階段(ピンク)
- 便所(青)
- EV(紫)
- 講堂、会議室、研修室  
シアター、展示スペース  
(たのび)

工事名称	新二井地蔵施設(管理棟・建機)建設工事
工事場所	東京都中央区本町
図面名称	1階平面図
竣工年月	平成17年10月
縮尺	8=1/100
図面符号	A-9
施工	(株) 研栄建設(株) 京和土建 特定建設工事共同企業体




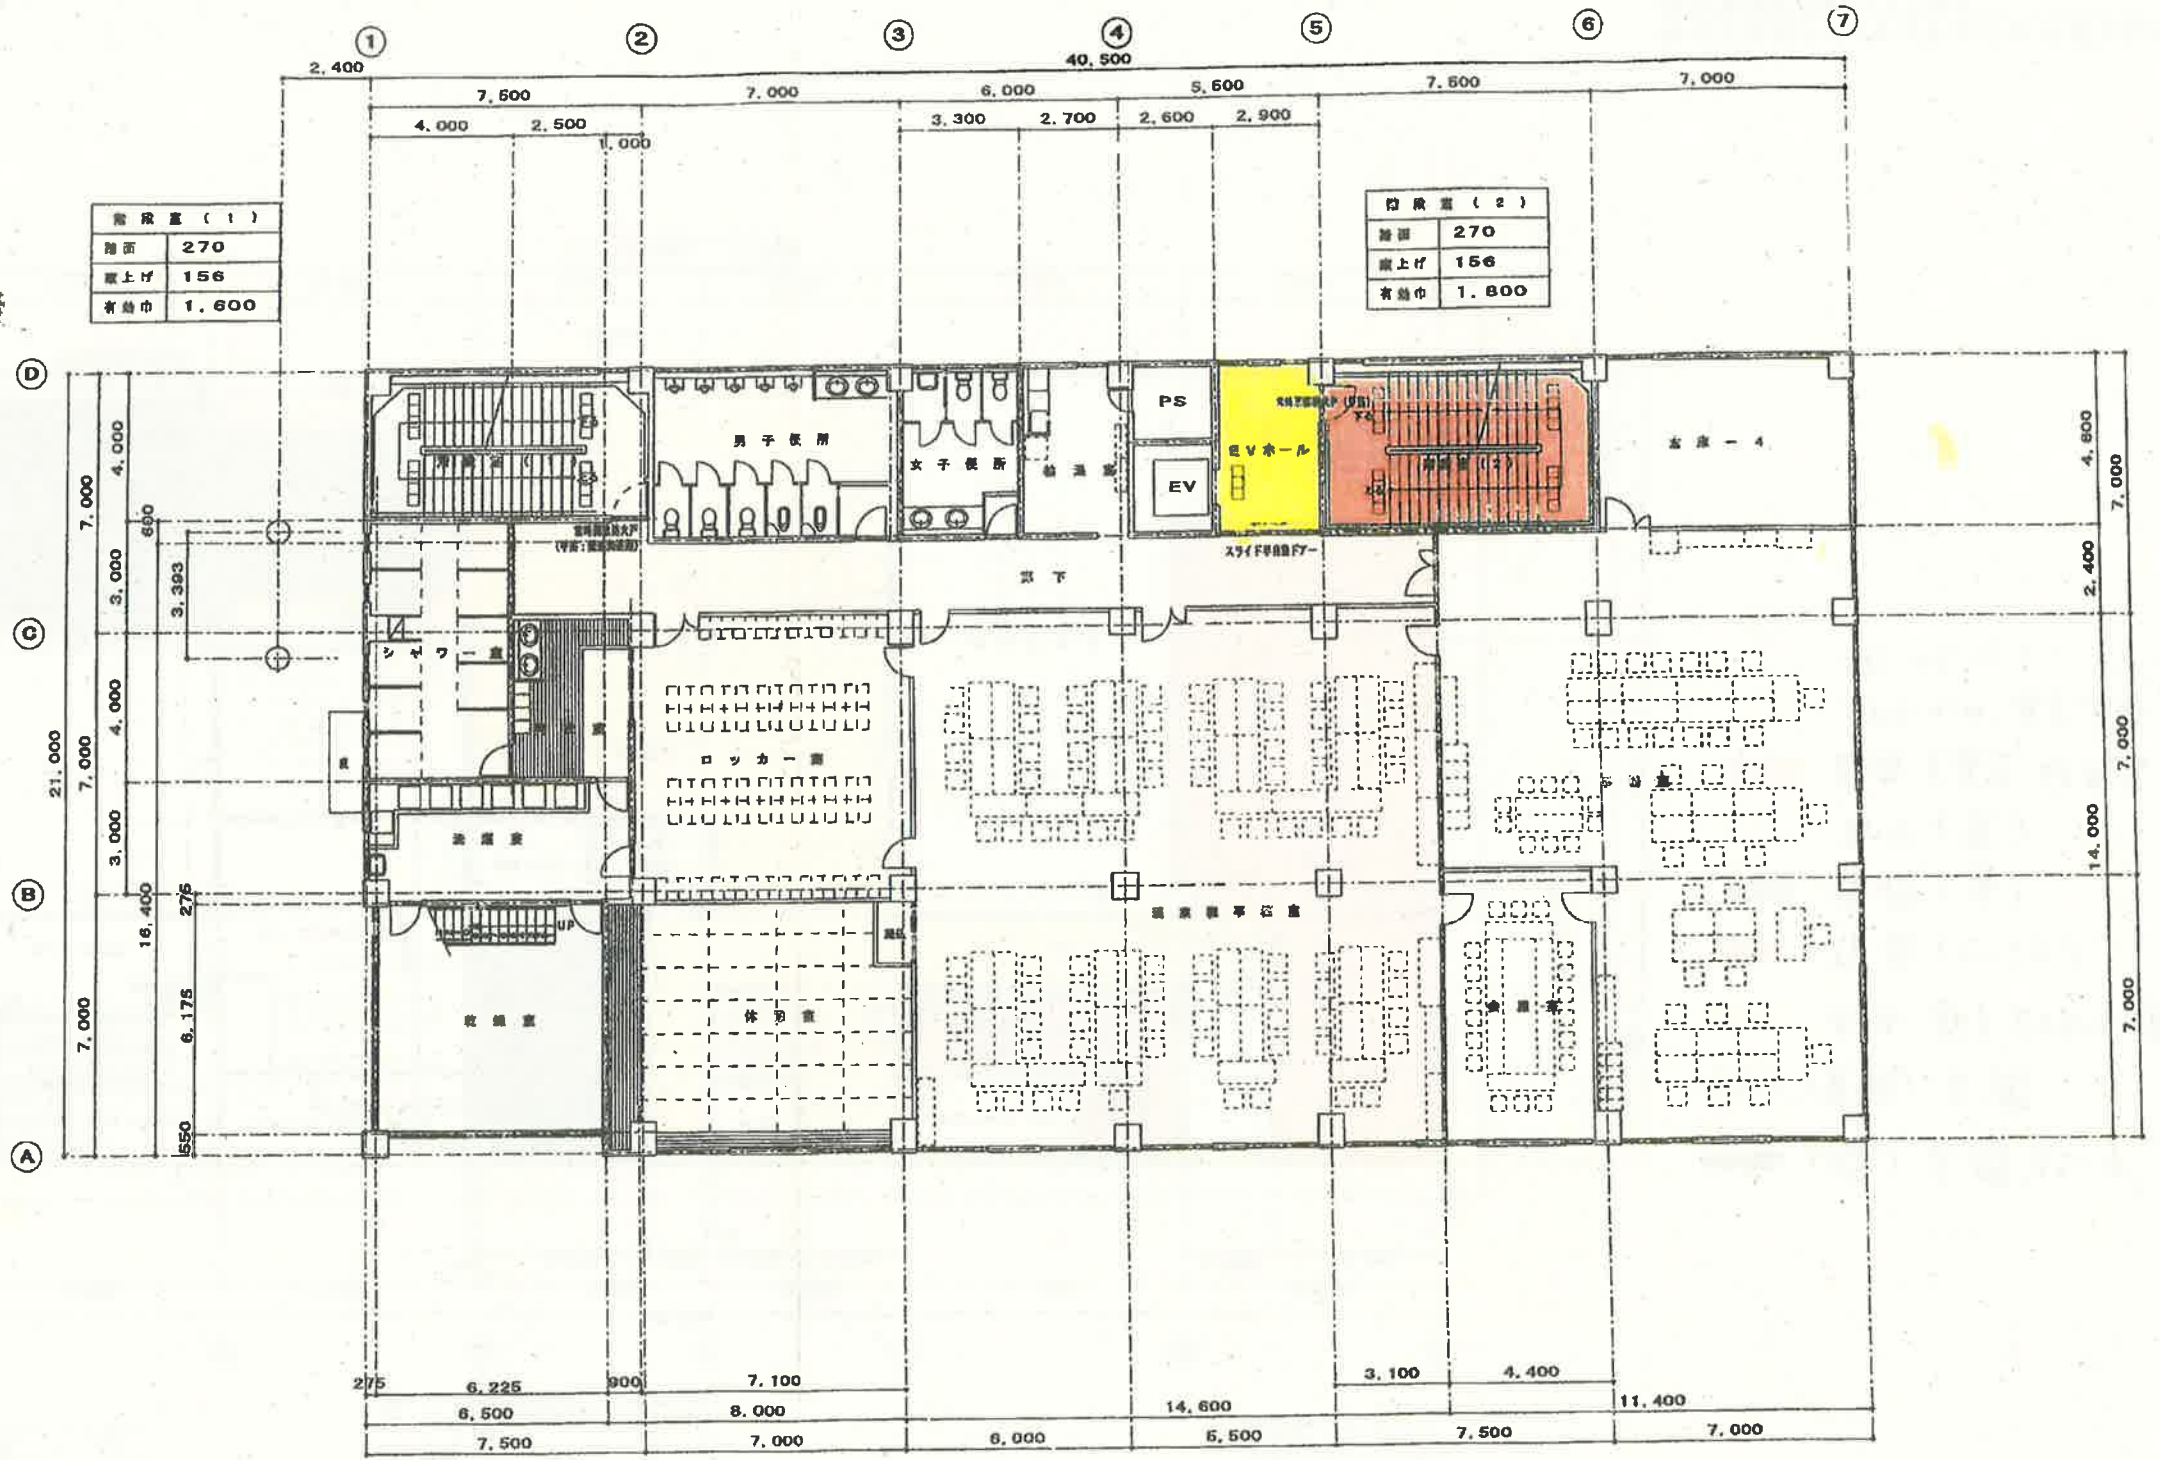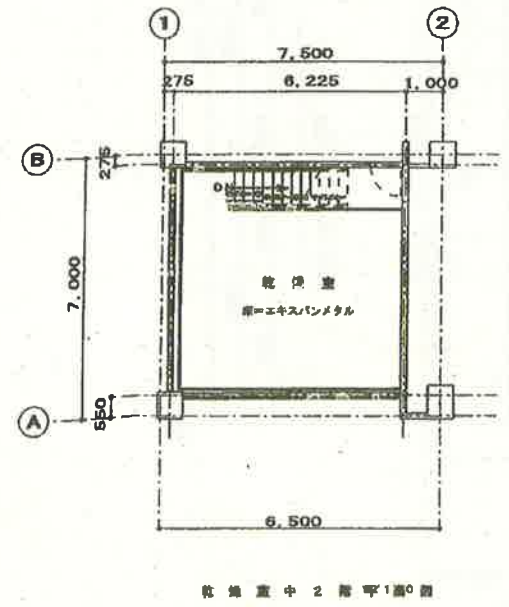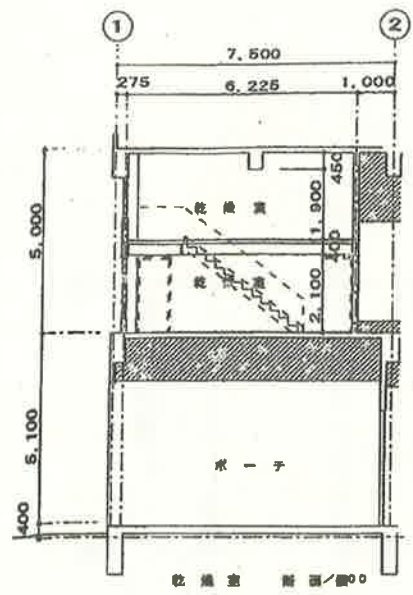

2階平面図 1/100

工事名称	新ごみ処理施設(管理棟・燃焼)建設工事
工事場所	埼玉県川口市新川地区内
図面名称	2階平面図
竣工年月	平成17年10月
縮尺	5=1/100
図面番号	A-10
施工	(株) 同業建設・(株) 東和土庫 特定建設工事共同企業体



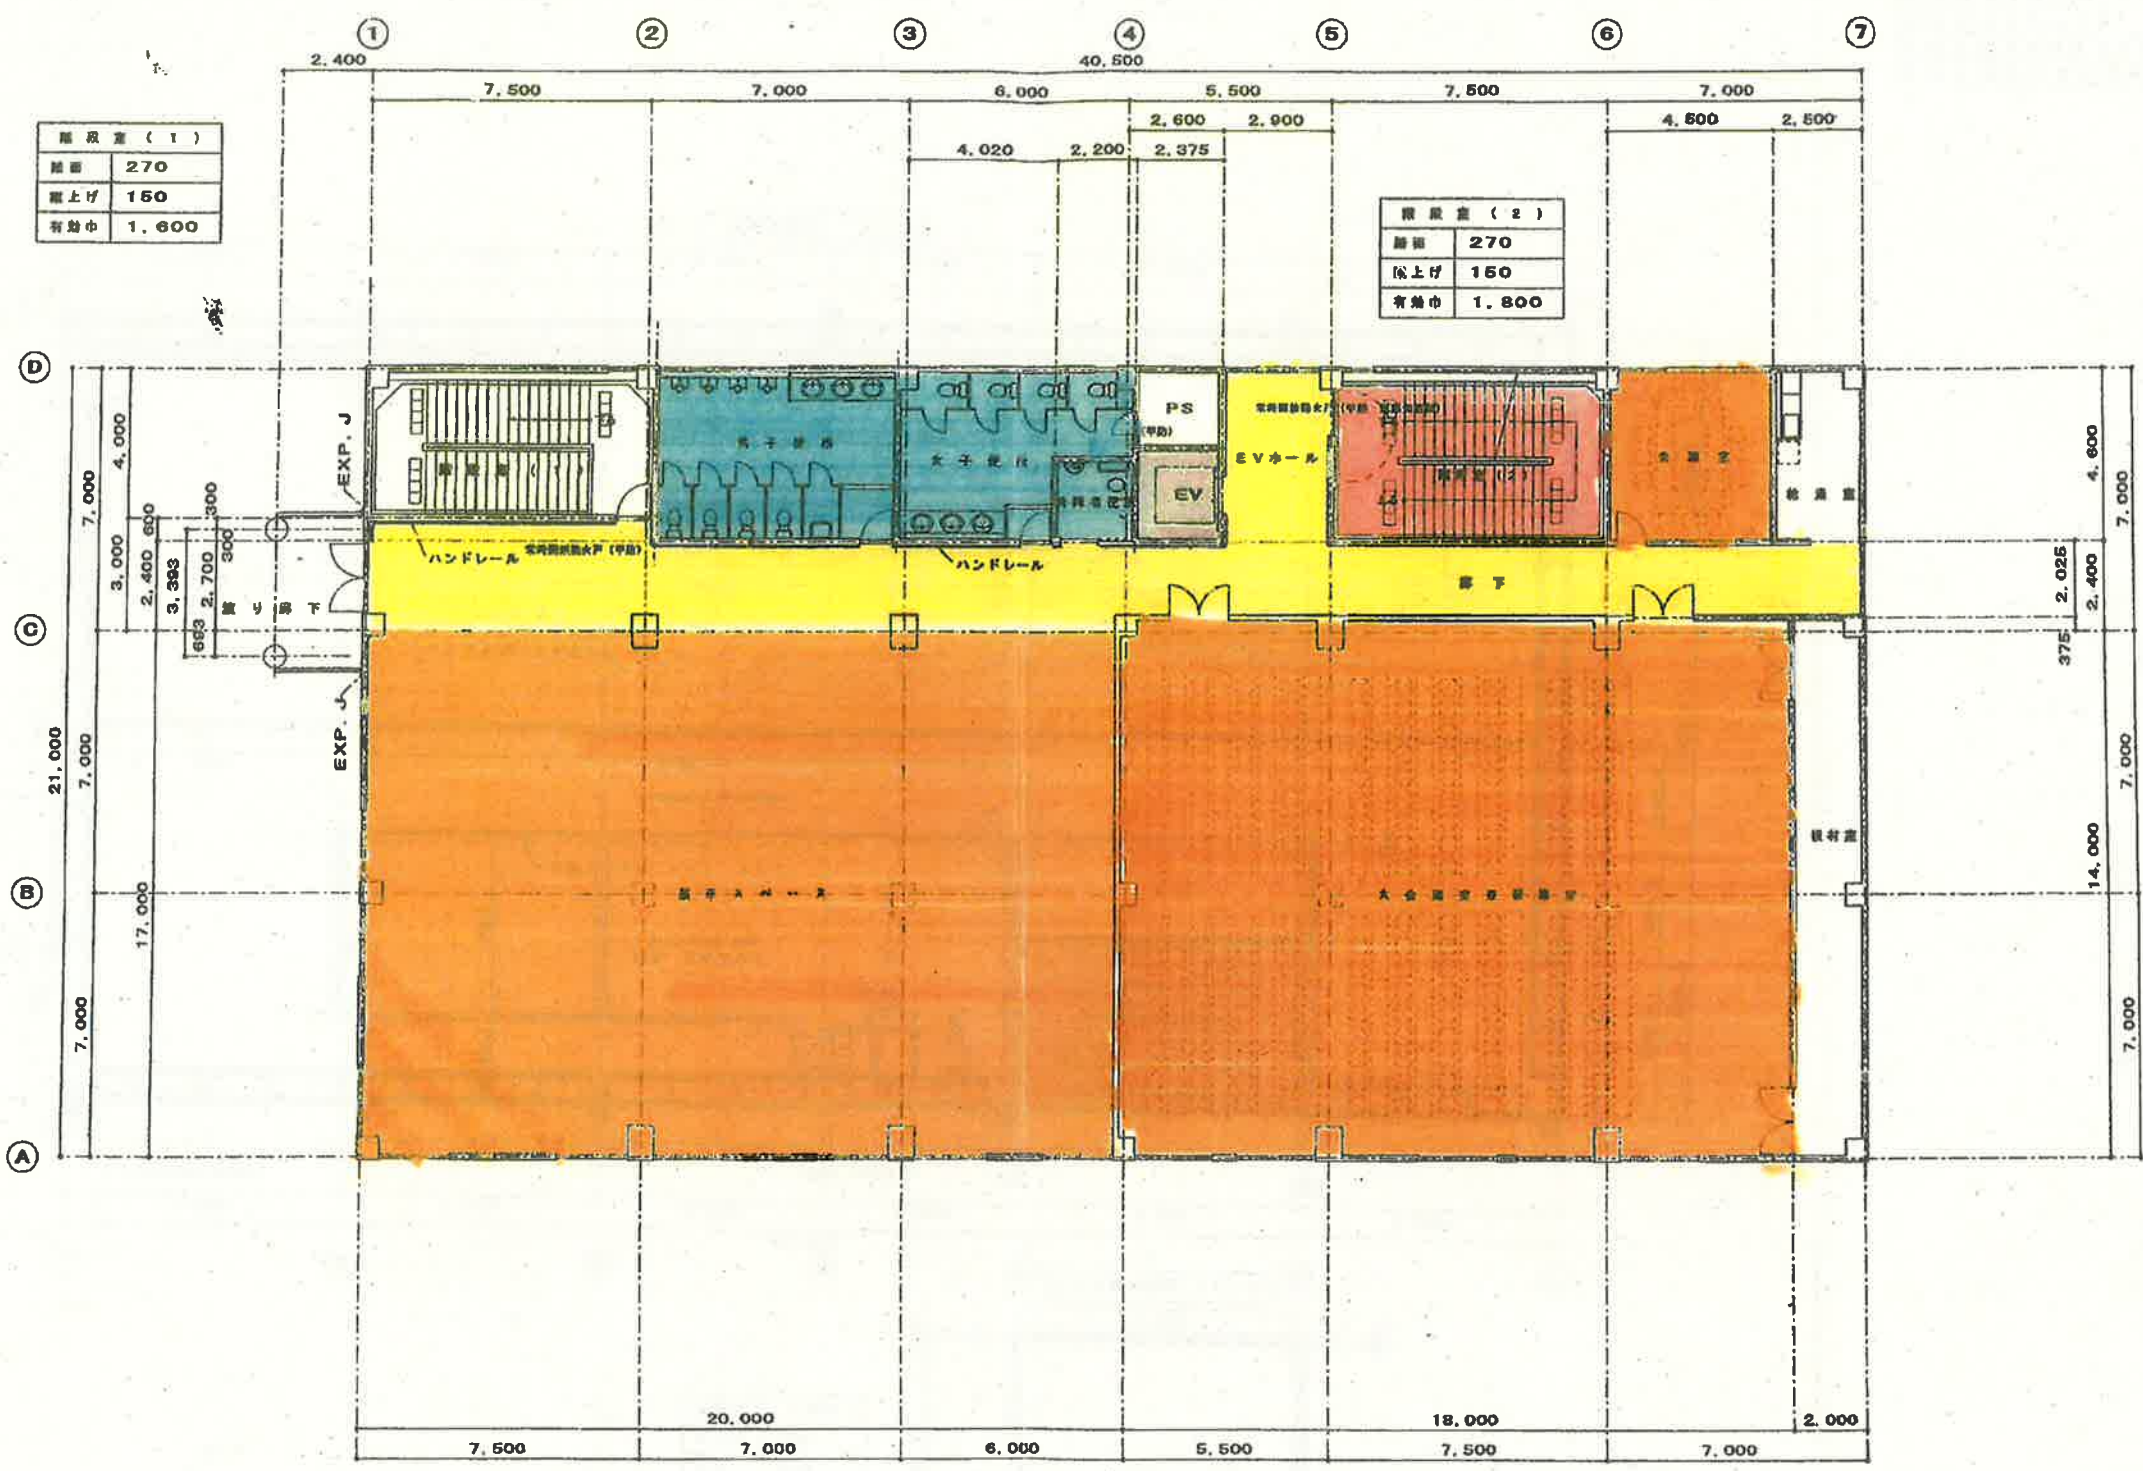


階高 (1)	
階高	270
階上げ	150
有効巾	1,600

階高 (2)	
階高	270
階上げ	150
有効巾	1,800

3階平面図 1/100

工事名称	新ごみ処理施設(管理棟・建庫)建設工事
工事場所	南四郡町字新川地内
図面名称	3階平面図
竣工年月	平成17年10月
図尺	1/100
図面番号	A-11
施工	(株) 日泰建設・(株) 京和土建 特定建設工事共同企業体



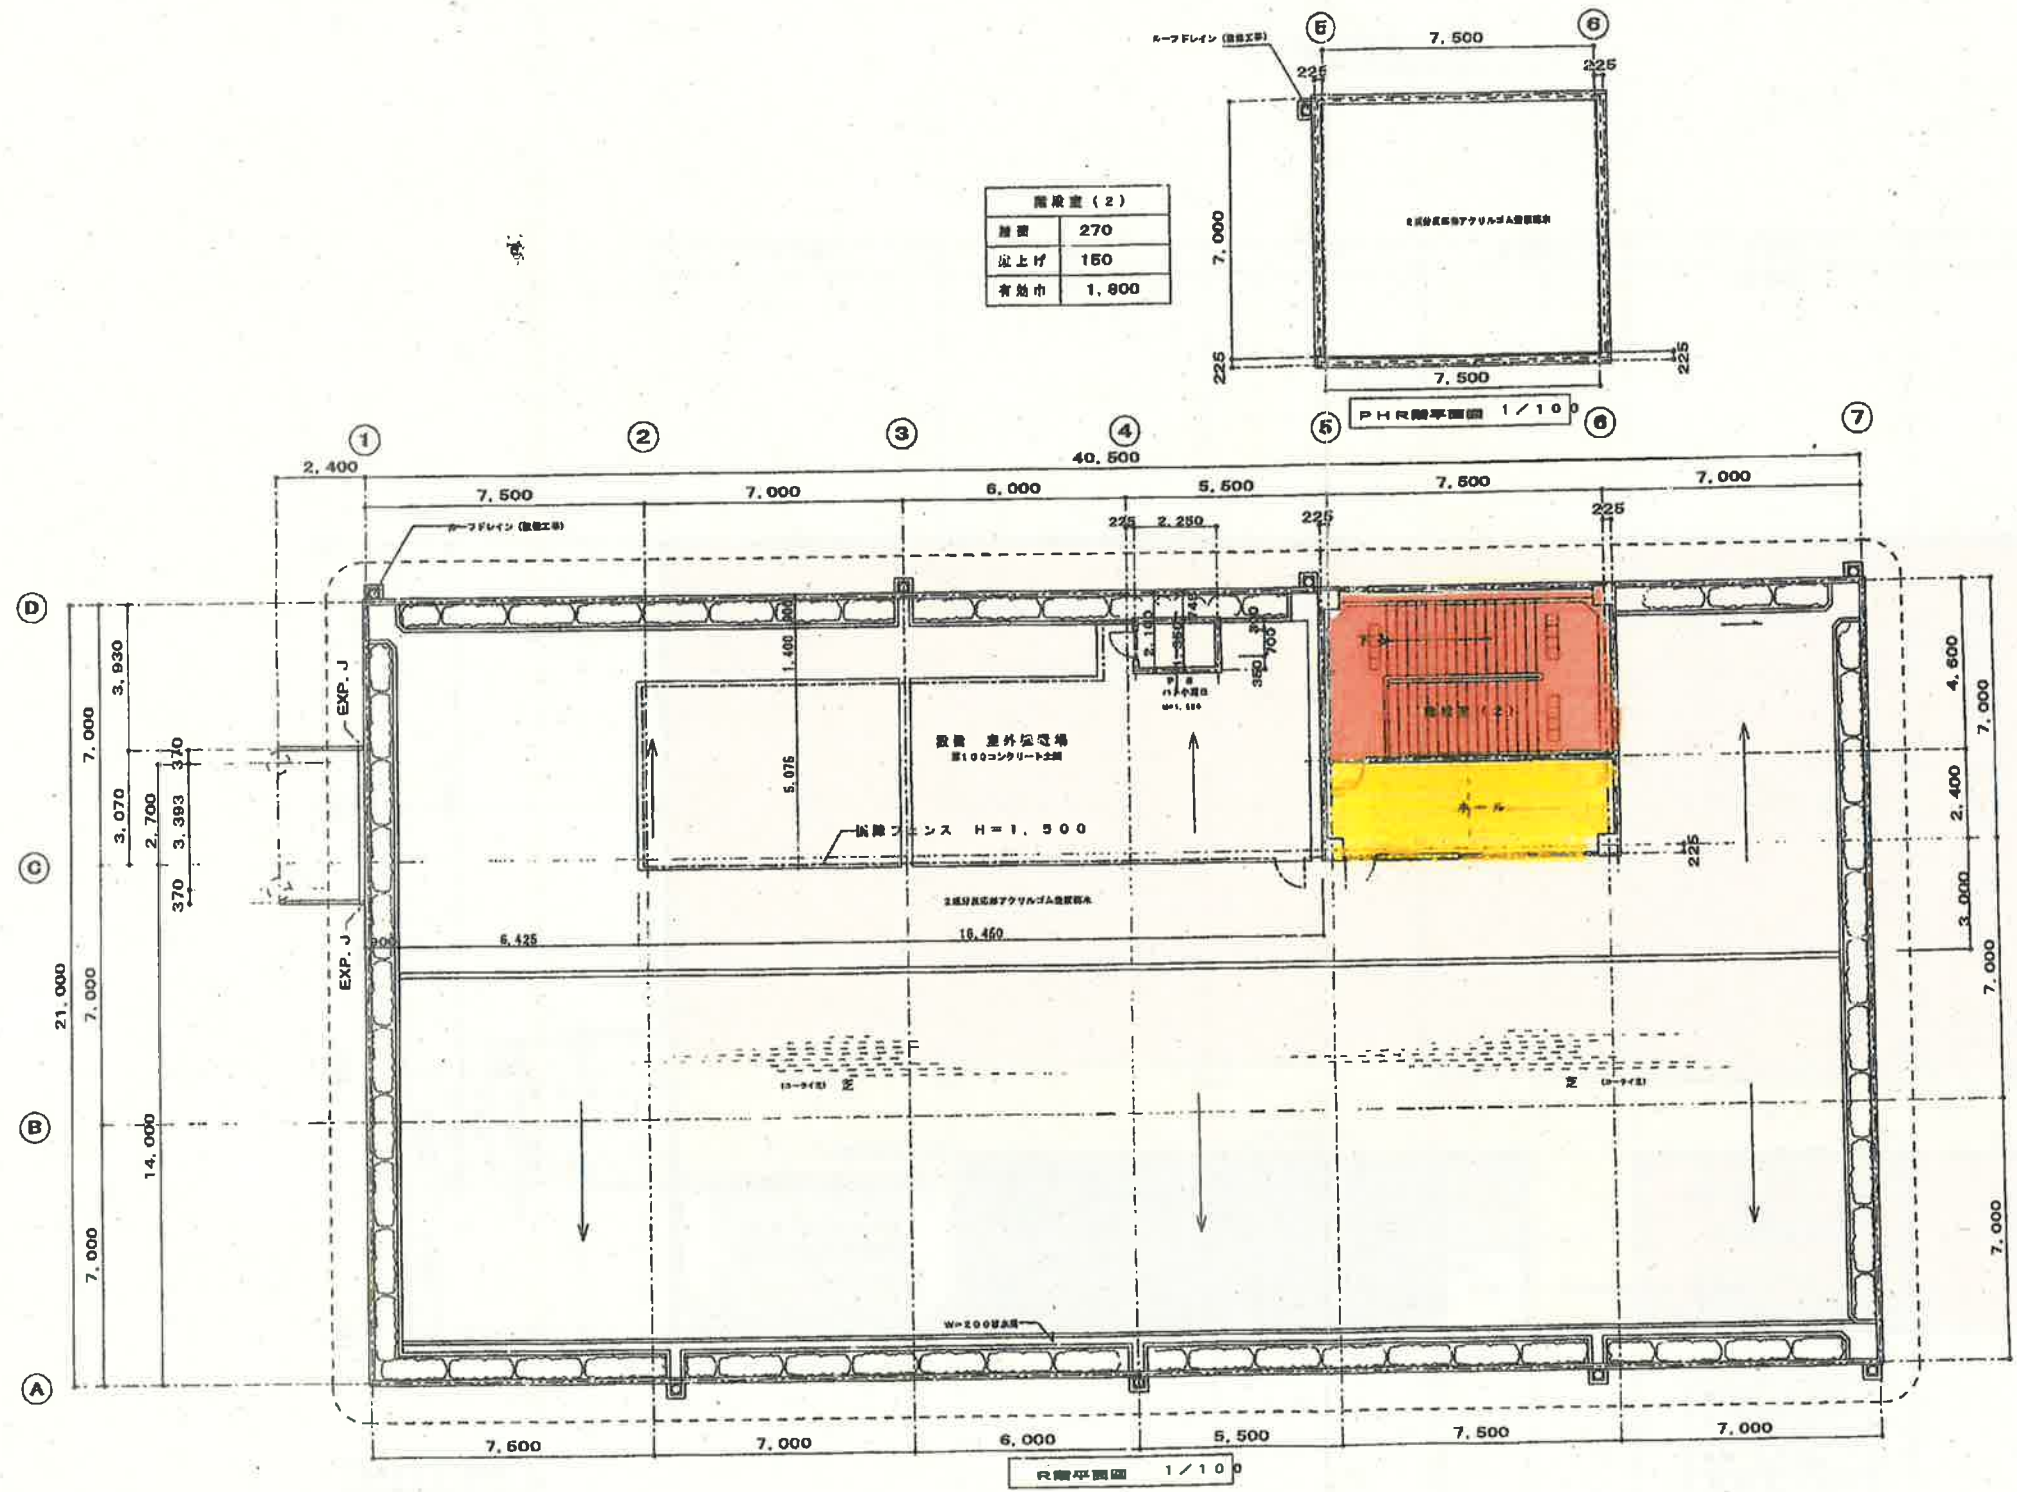



設備室 (2)	
面積	270
床上げ	150
有効巾	1,900

工事名称	新ごみ処理施設(管線・建築)建設工事
工事場所	千葉県市川市新川管内
図面名称	R 階平面図
竣工年月	平成17年10月
図尺	S=1/100
図面番号	A-12
施工	(株) 朋来建設・(株) 京和土建 特定建設工事共同企業体







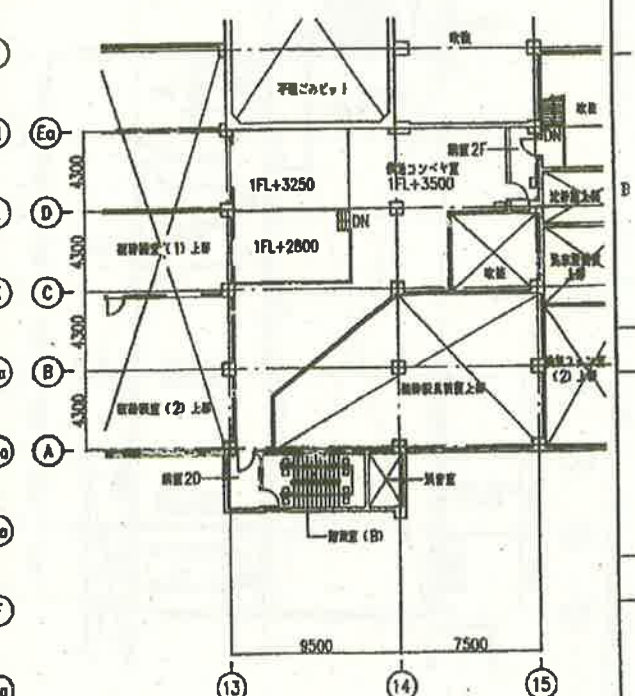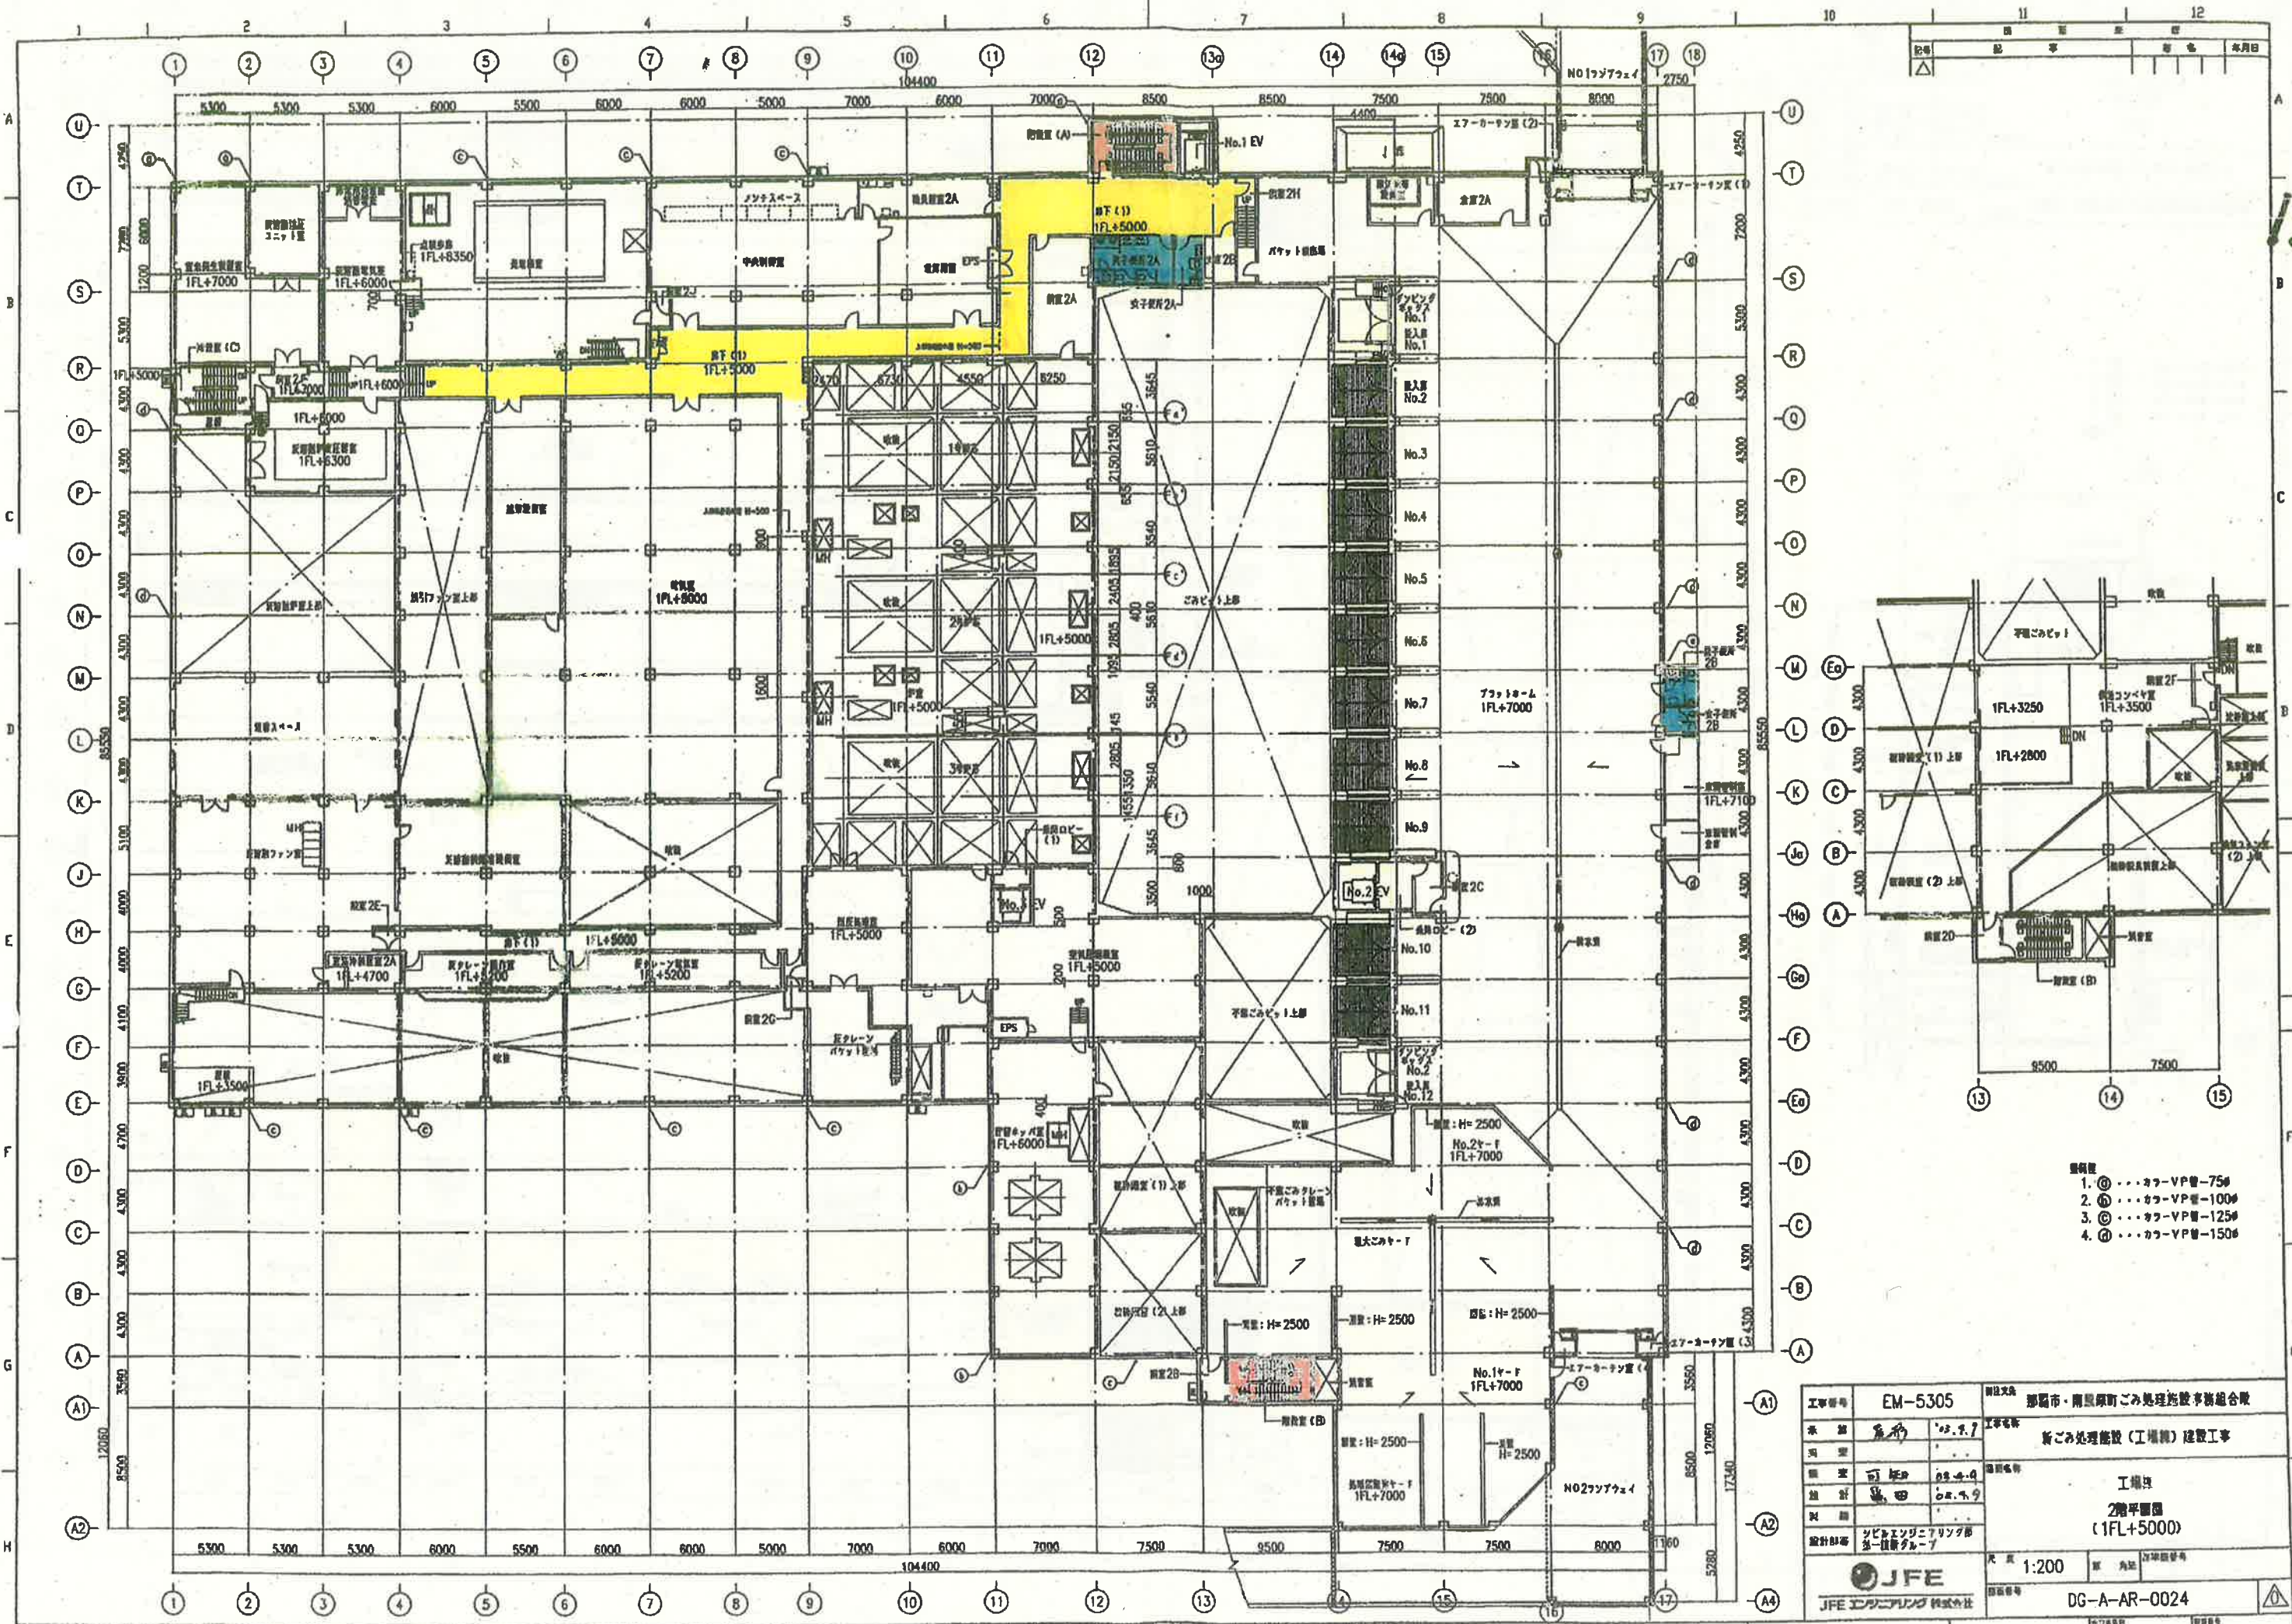


1. ①...カマ-VP管-75φ  
 2. ②...カマ-VP管-100φ  
 3. ③...カマ-VP管-125φ  
 4. ④...カマ-VP管-150φ


工事番号	EM-5305	建設会社	那覇市・南原町ごみ処理施設事務組合
発注	那覇市	工事名称	新ごみ処理施設(工場棟) 建築工事
建築	可成	建築時期	工場棟
設計	西田	設計者	2階平面図 (1FL+5000)
設計部	シビエエンジニアリング 多一建築グループ	尺貫	1:200
		図番	DG-A-AR-0024

13



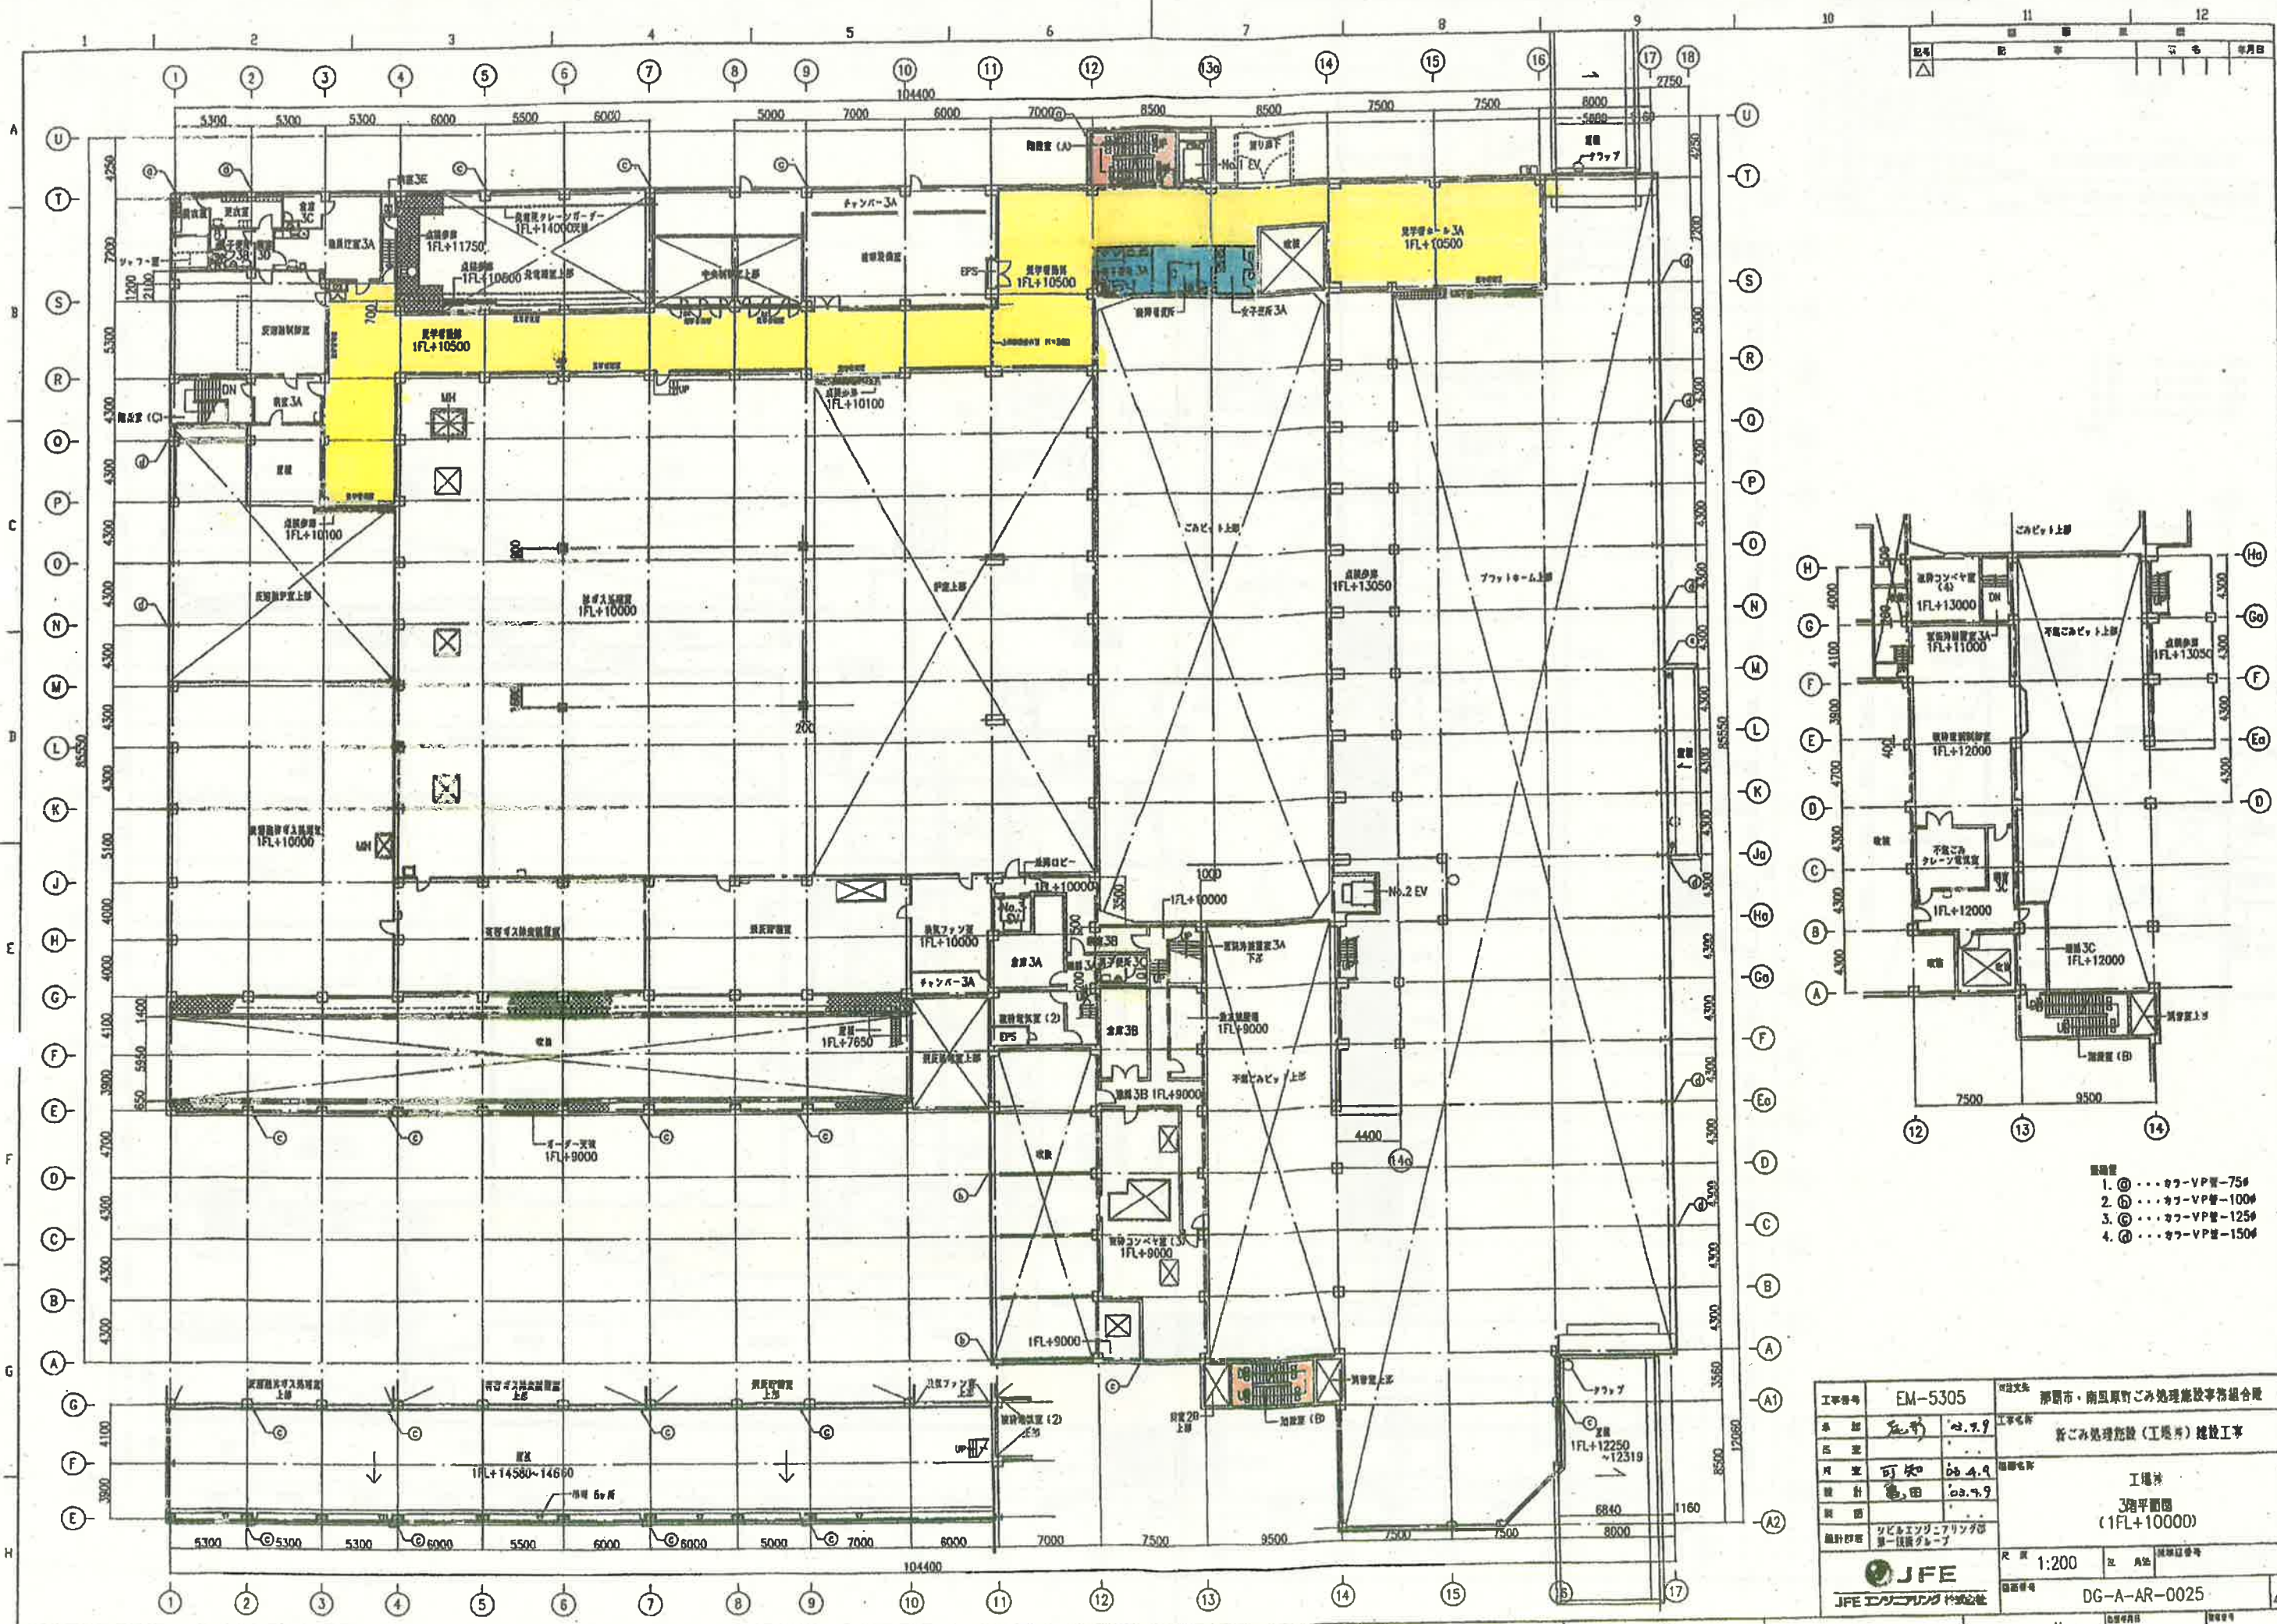

14

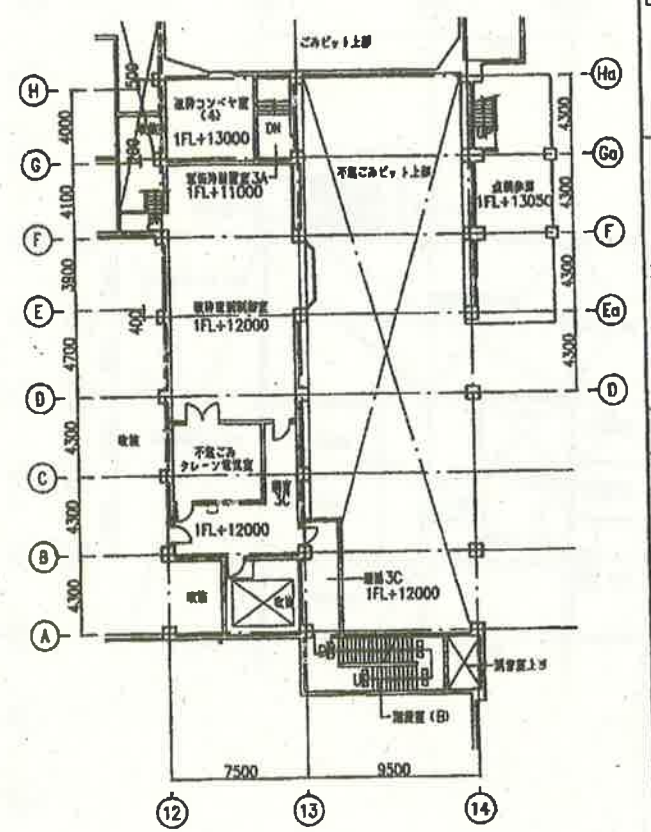


- 設備表
1. ① ... カー-VP機-75#
  2. ② ... カー-VP機-100#
  3. ③ ... カー-VP機-125#
  4. ④ ... カー-VP機-150#

工事番号	EM-5305	所在地	那覇市・南風原町ごみ処理施設事務組合
名称	ごみ処理施設(工場棟)建設工事	工事名称	ごみ処理施設(工場棟)建設工事
計画	可決 02.4.9	設計	02.4.9
監理	02.4.9	現場	工場棟
設計	リビエエンジニアリング 第一建設グループ	3階平面図 (1FL+10000)	
JFE		尺 1:200	図 1/4
JFE エン지니어リング株式会社		図面番号	DG-A-AR-0025







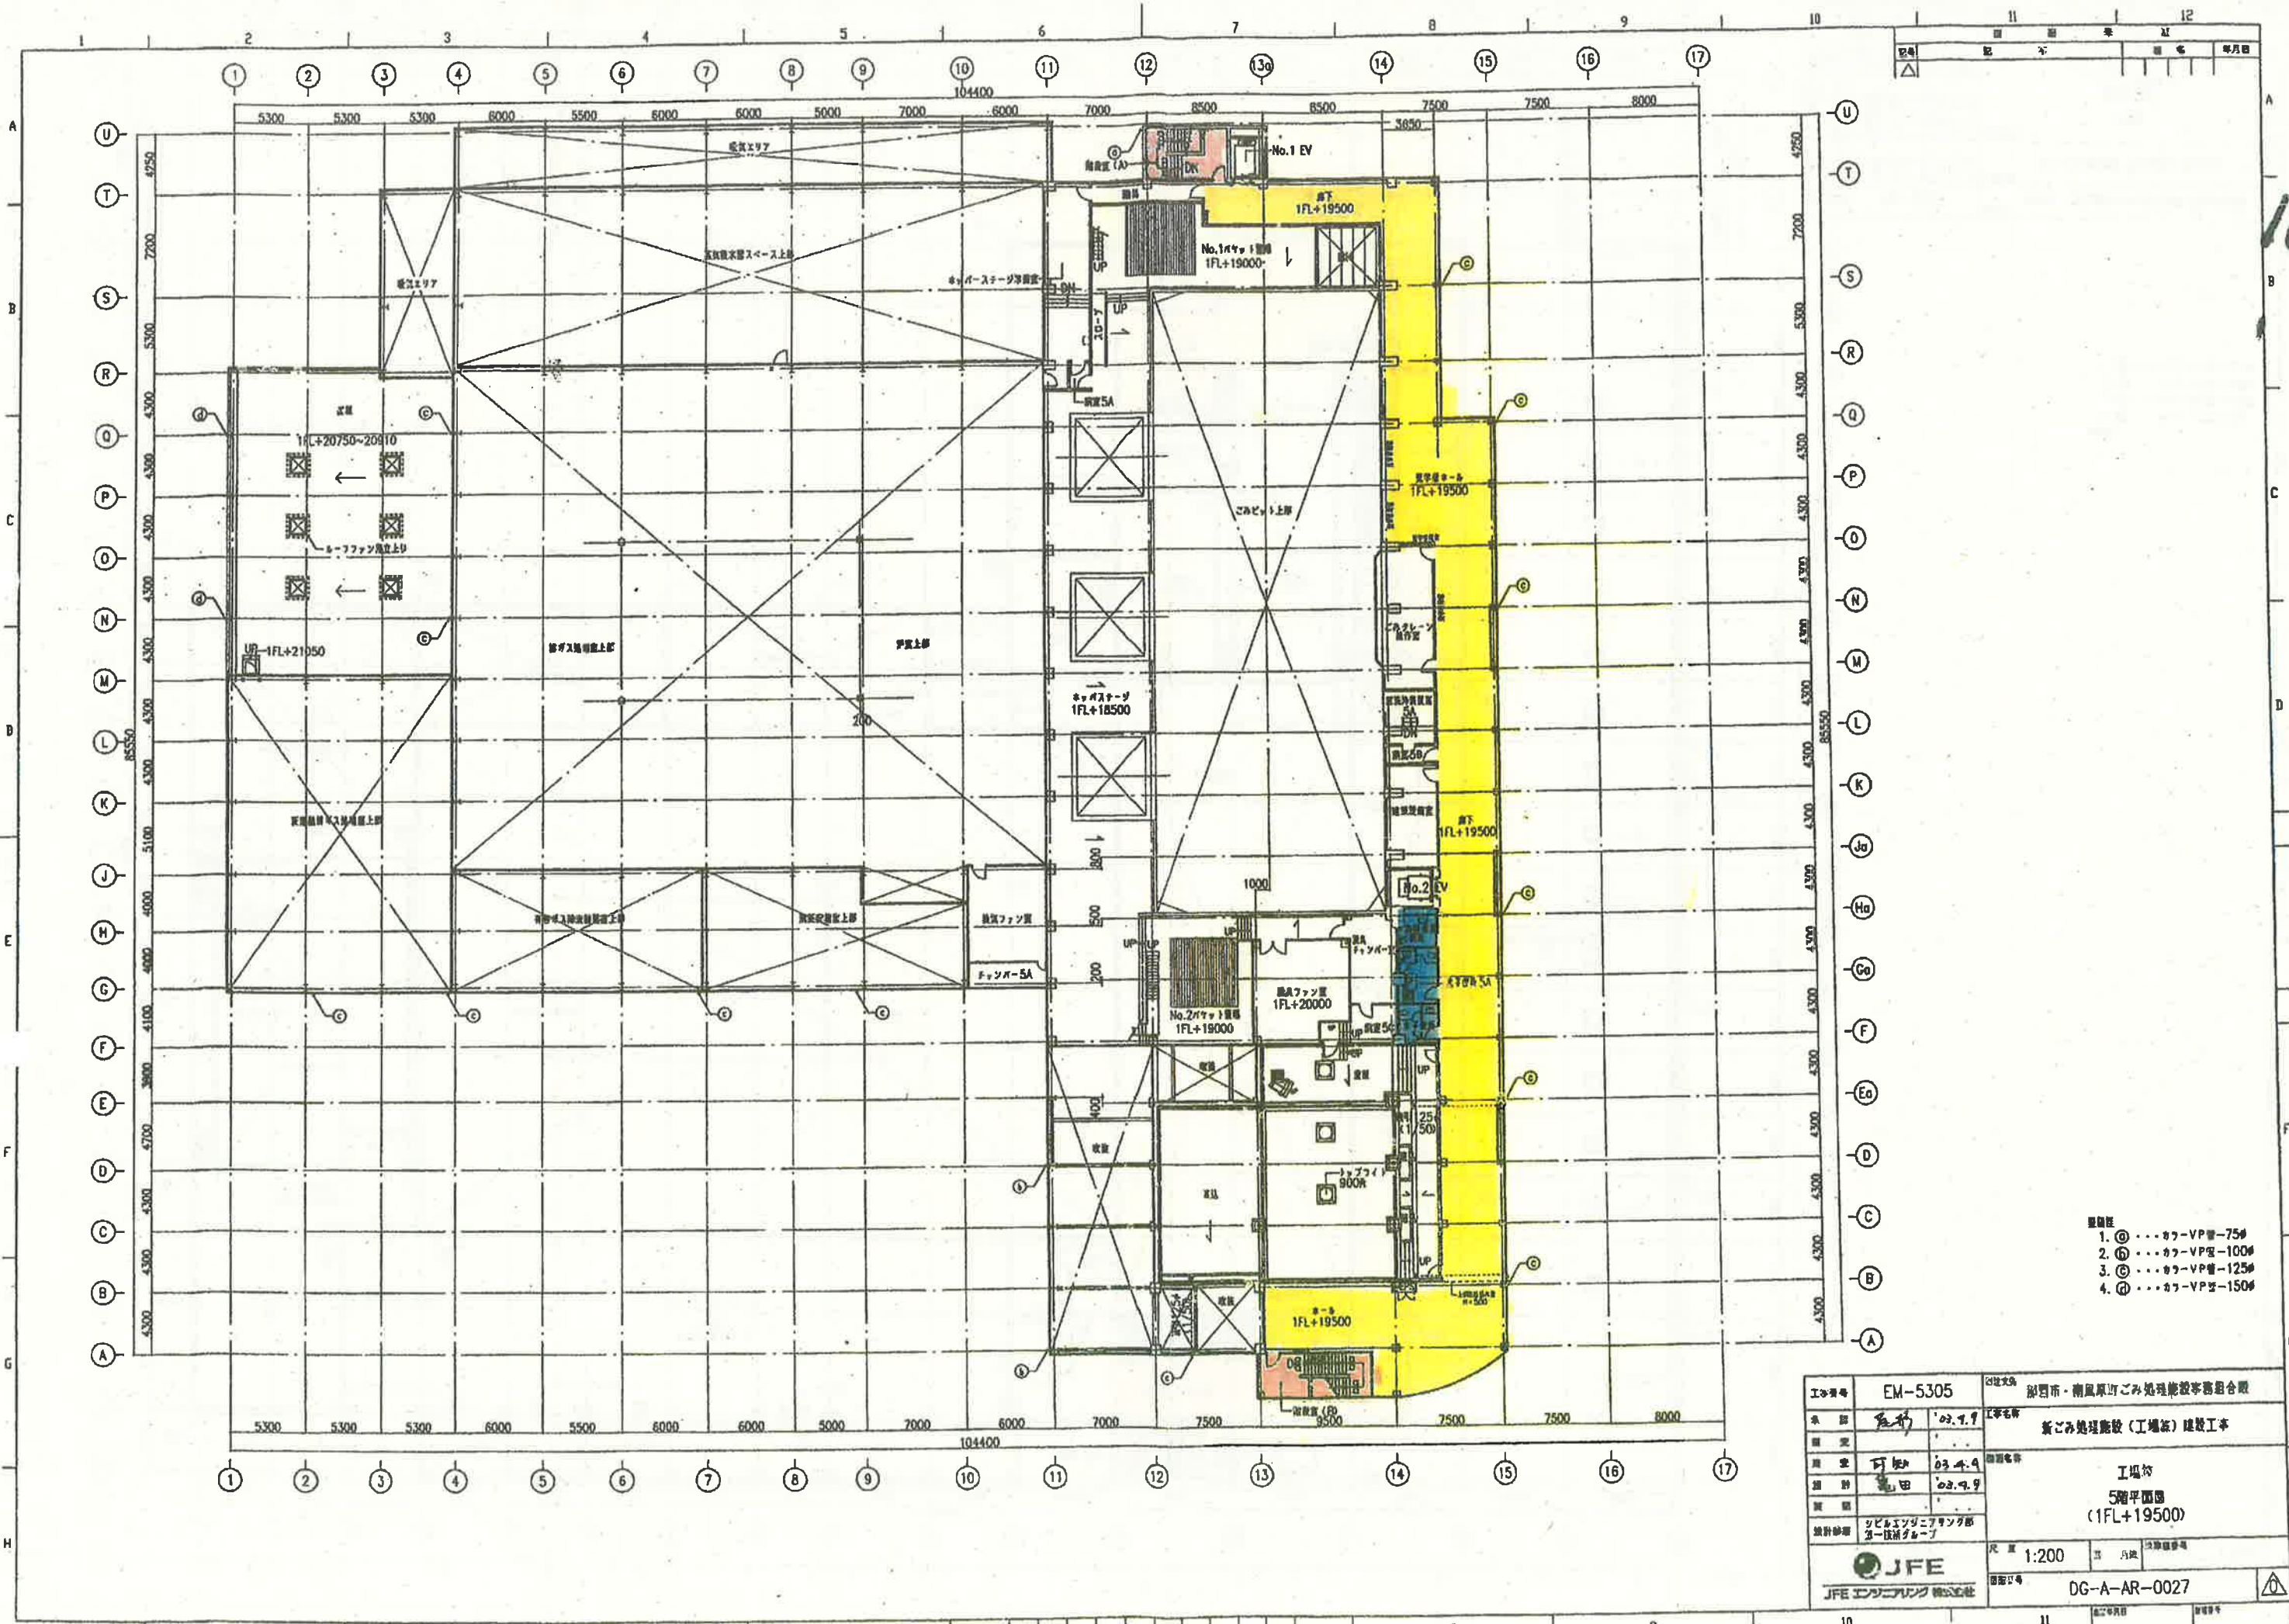


16

1. ①...カーVP#-75#  
 2. ②...カーVP#-100#  
 3. ③...カーVP#-125#  
 4. ④...カーVP#-150#

工号	EM-5305	会社名	沼西市・南風原町ごみ処理施設等建設組合
承 担	設計	工事名	新ごみ処理施設(工場棟)建設工事
開 工	02.1.9	開工日	
竣 工	03.4.9	竣工日	
計 画	02.9.9	設計者	工場棟 5階平面図 (1FL+19500)
設計者	シビルエンジニアリング部 第一技術グループ	尺 寸	1:200
 JFE エン지니어リング株式会社		図 号	DG-A-AR-0027



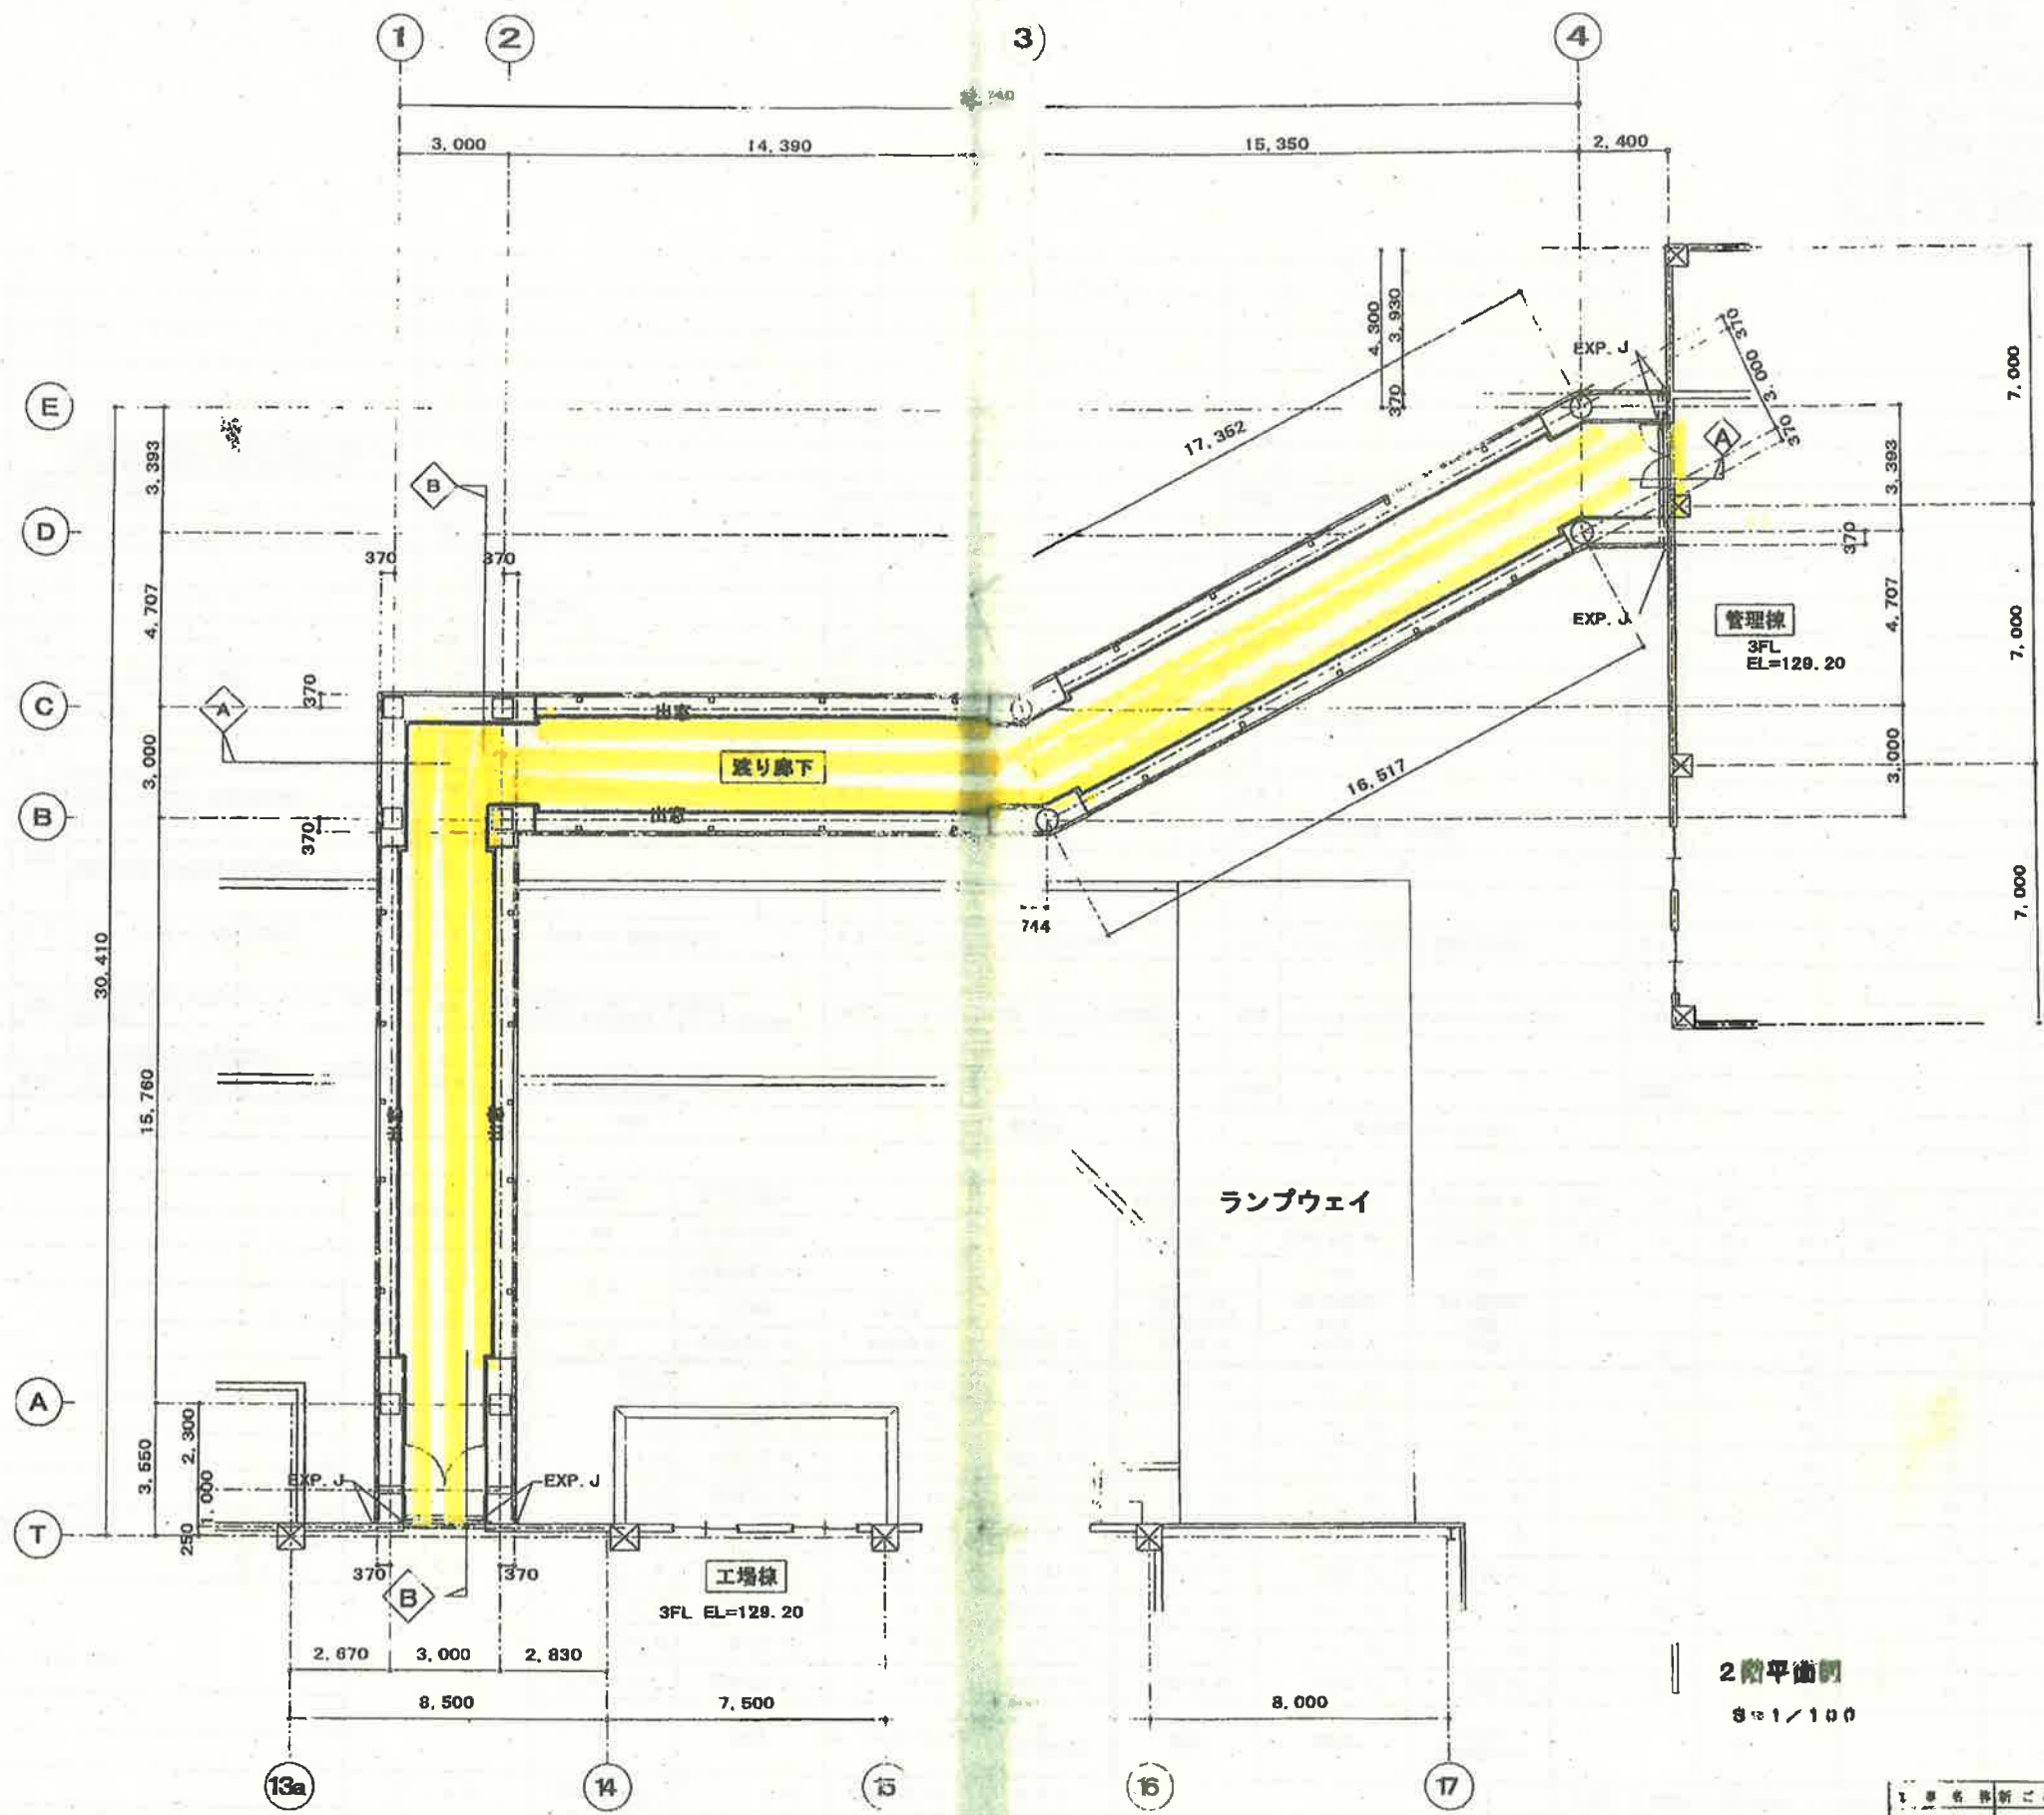


2階平面図  
8=1/100


1	名称	新ごみ処理施設(竹園地区)第1号
2	工事場所	千葉県千葉市中央区新川町
3	計画名称	2階平面図
4	竣工年月	平成17年10月
5	縮尺	8=1/100
6	図面番号	B-3
7	設計者	(株) 株式会社 (株) 株式会社
8	監理者	特定建設工事員




記号	図面	表	型
△	記	事	名
			年月日

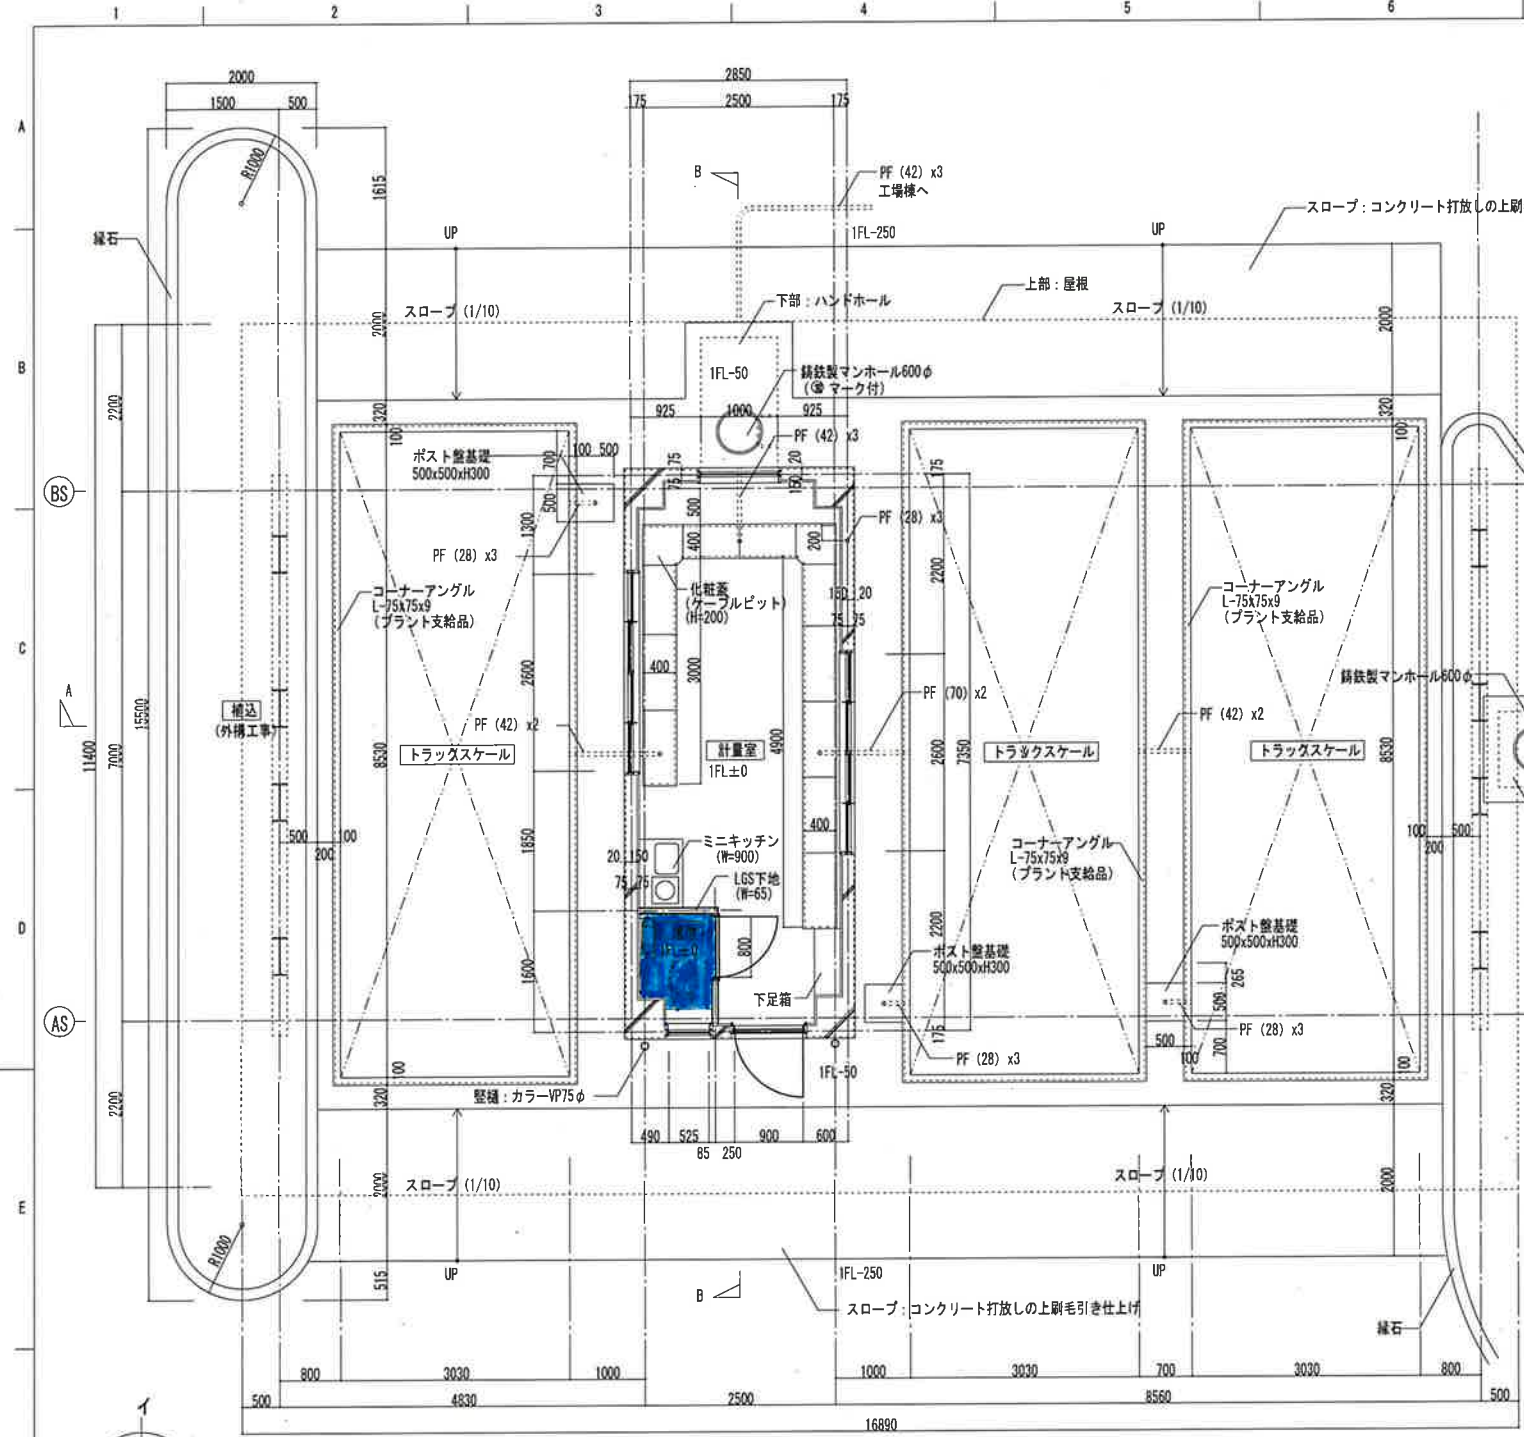

平面詳細図 1:50  
(IFL-GL+250)

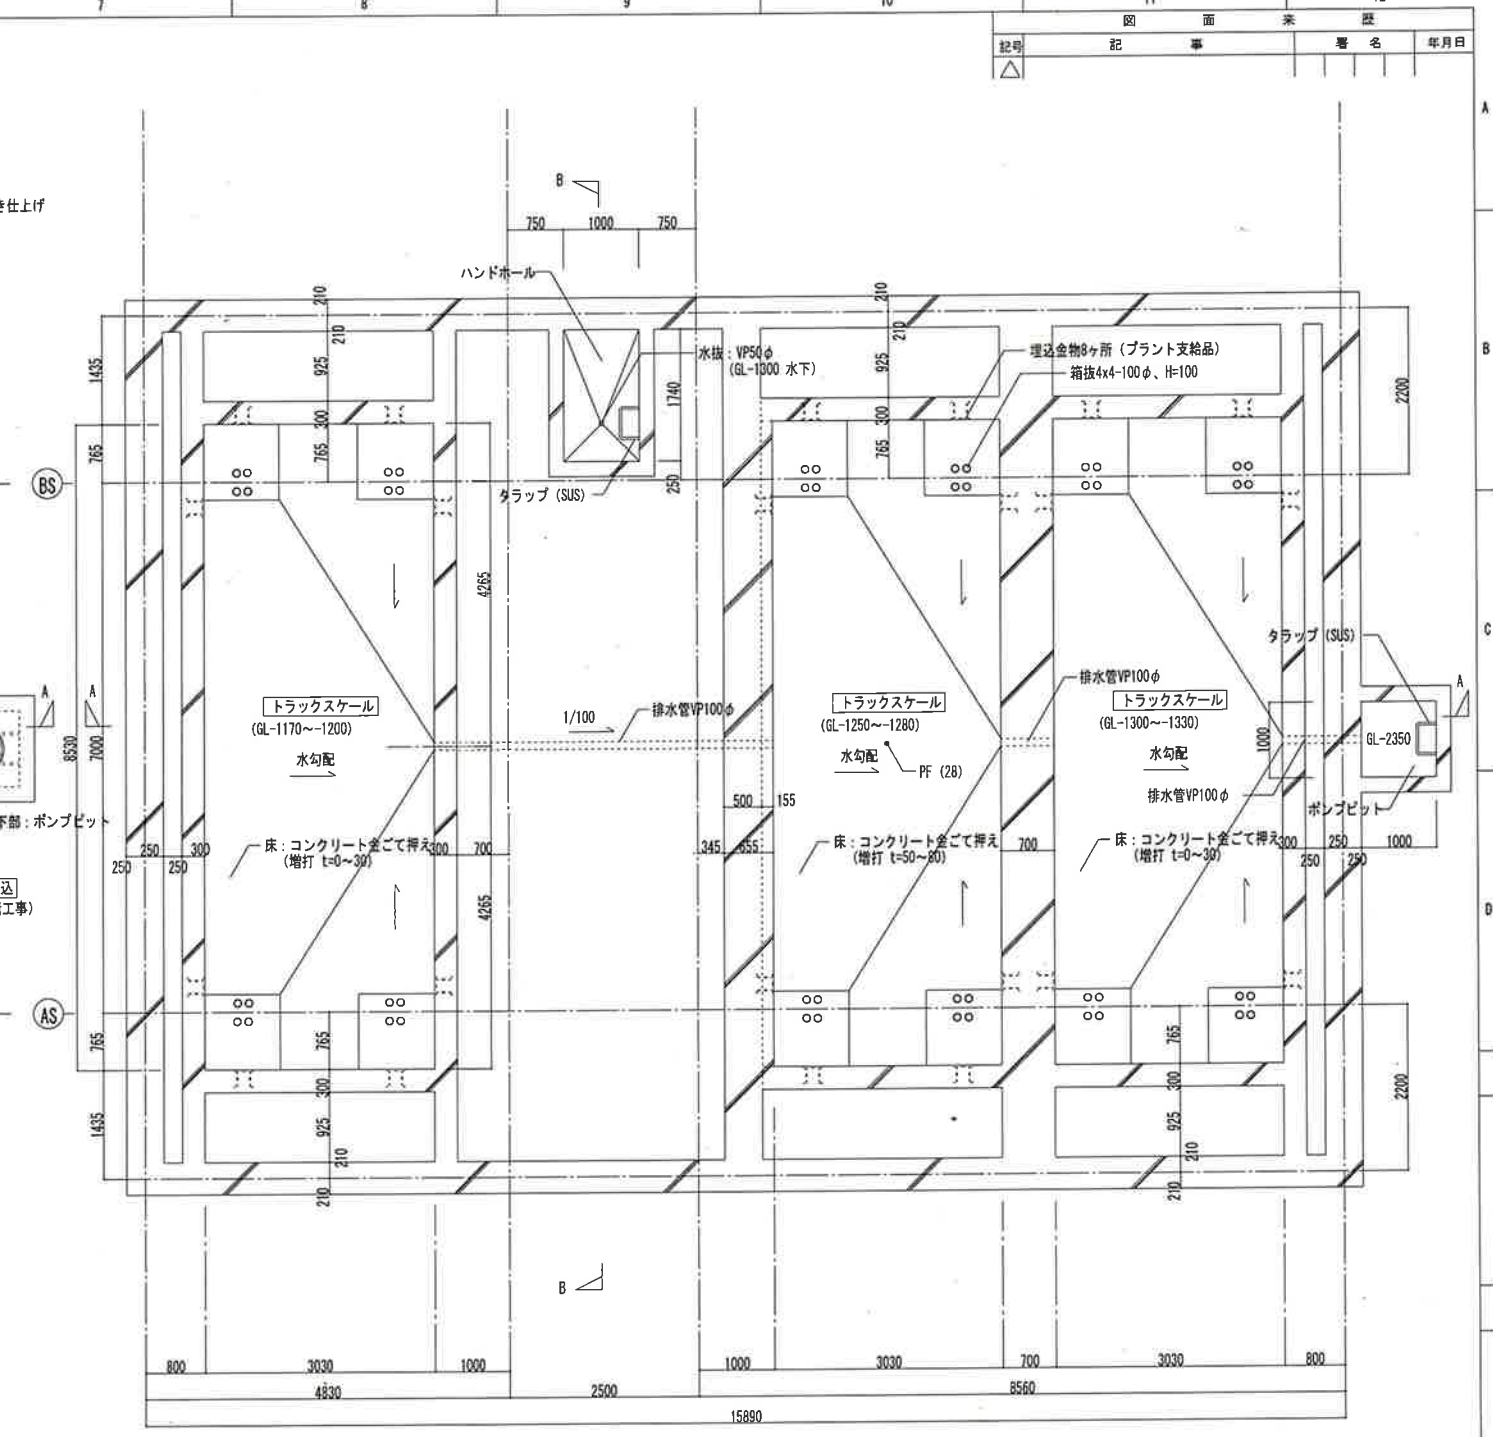

トラックスケール平面詳細図 1:50  
(GL-1200)

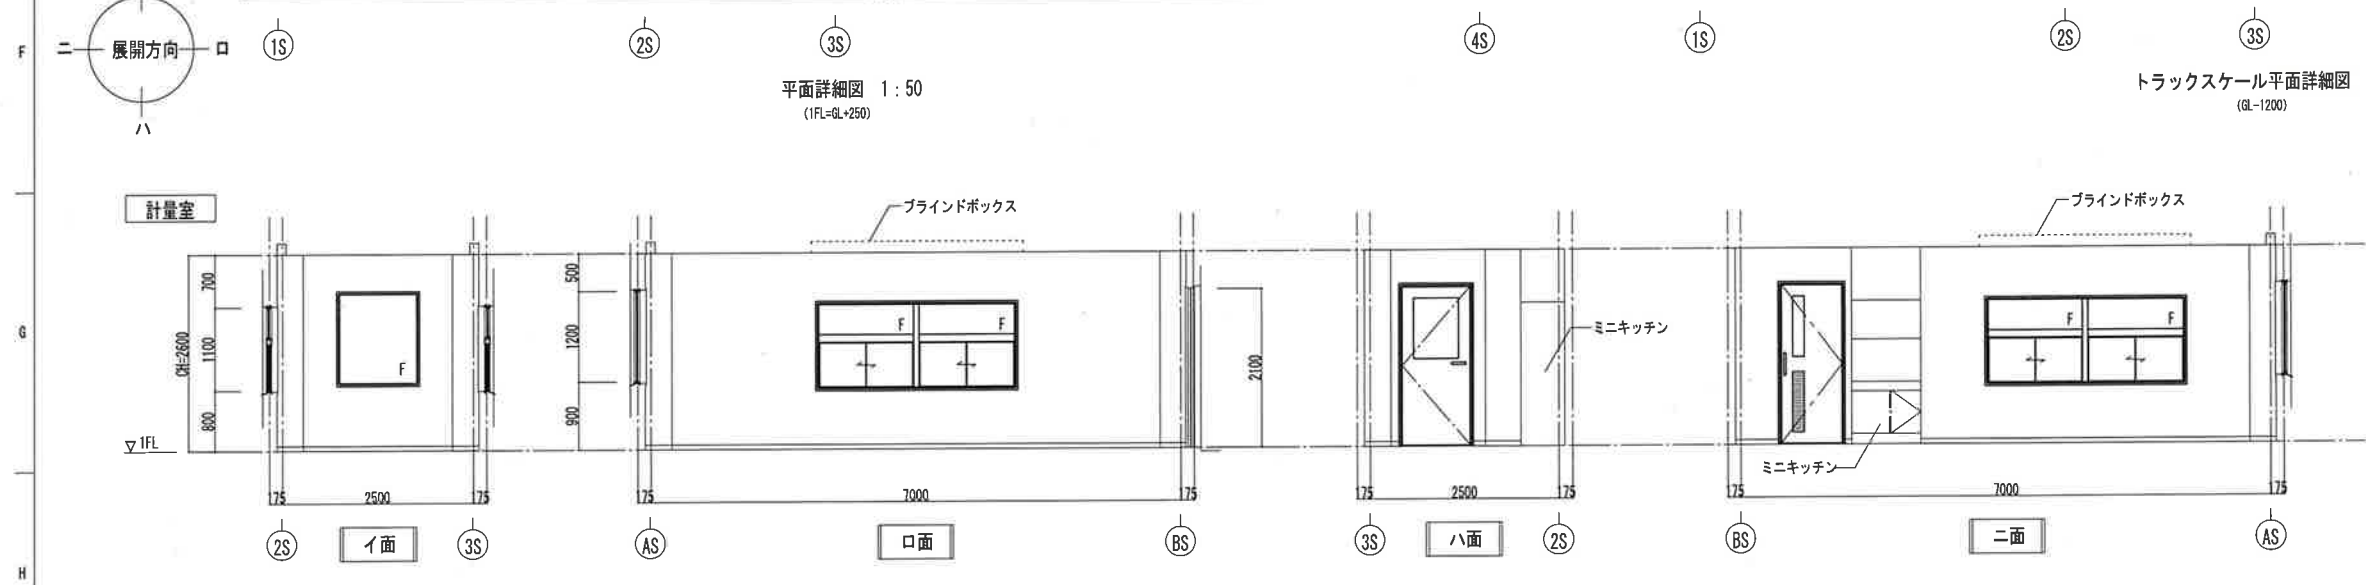

展開図 1:50

工事番号	EM-5305	製注文先	那覇市・南風原町ごみ処理施設事務組合
承認	尾形 03.4.9	工事名称	新ごみ処理施設(工場棟)建設工事
照査	可知 03.4.9	図面名称	計量棟
設計	亀田 03.4.9		平面詳細図
製図			
設計部署	シビルエンジニアリング部 第一技術グループ	尺 1:50	家 角法
		図面番号	DG-A-AR-3011
		出図年月日	製図番号

